



Planta distribución de la anti
Casa Familia Jimenez de la Guardia
Calle 5, Aves. 1 y 3. San José.

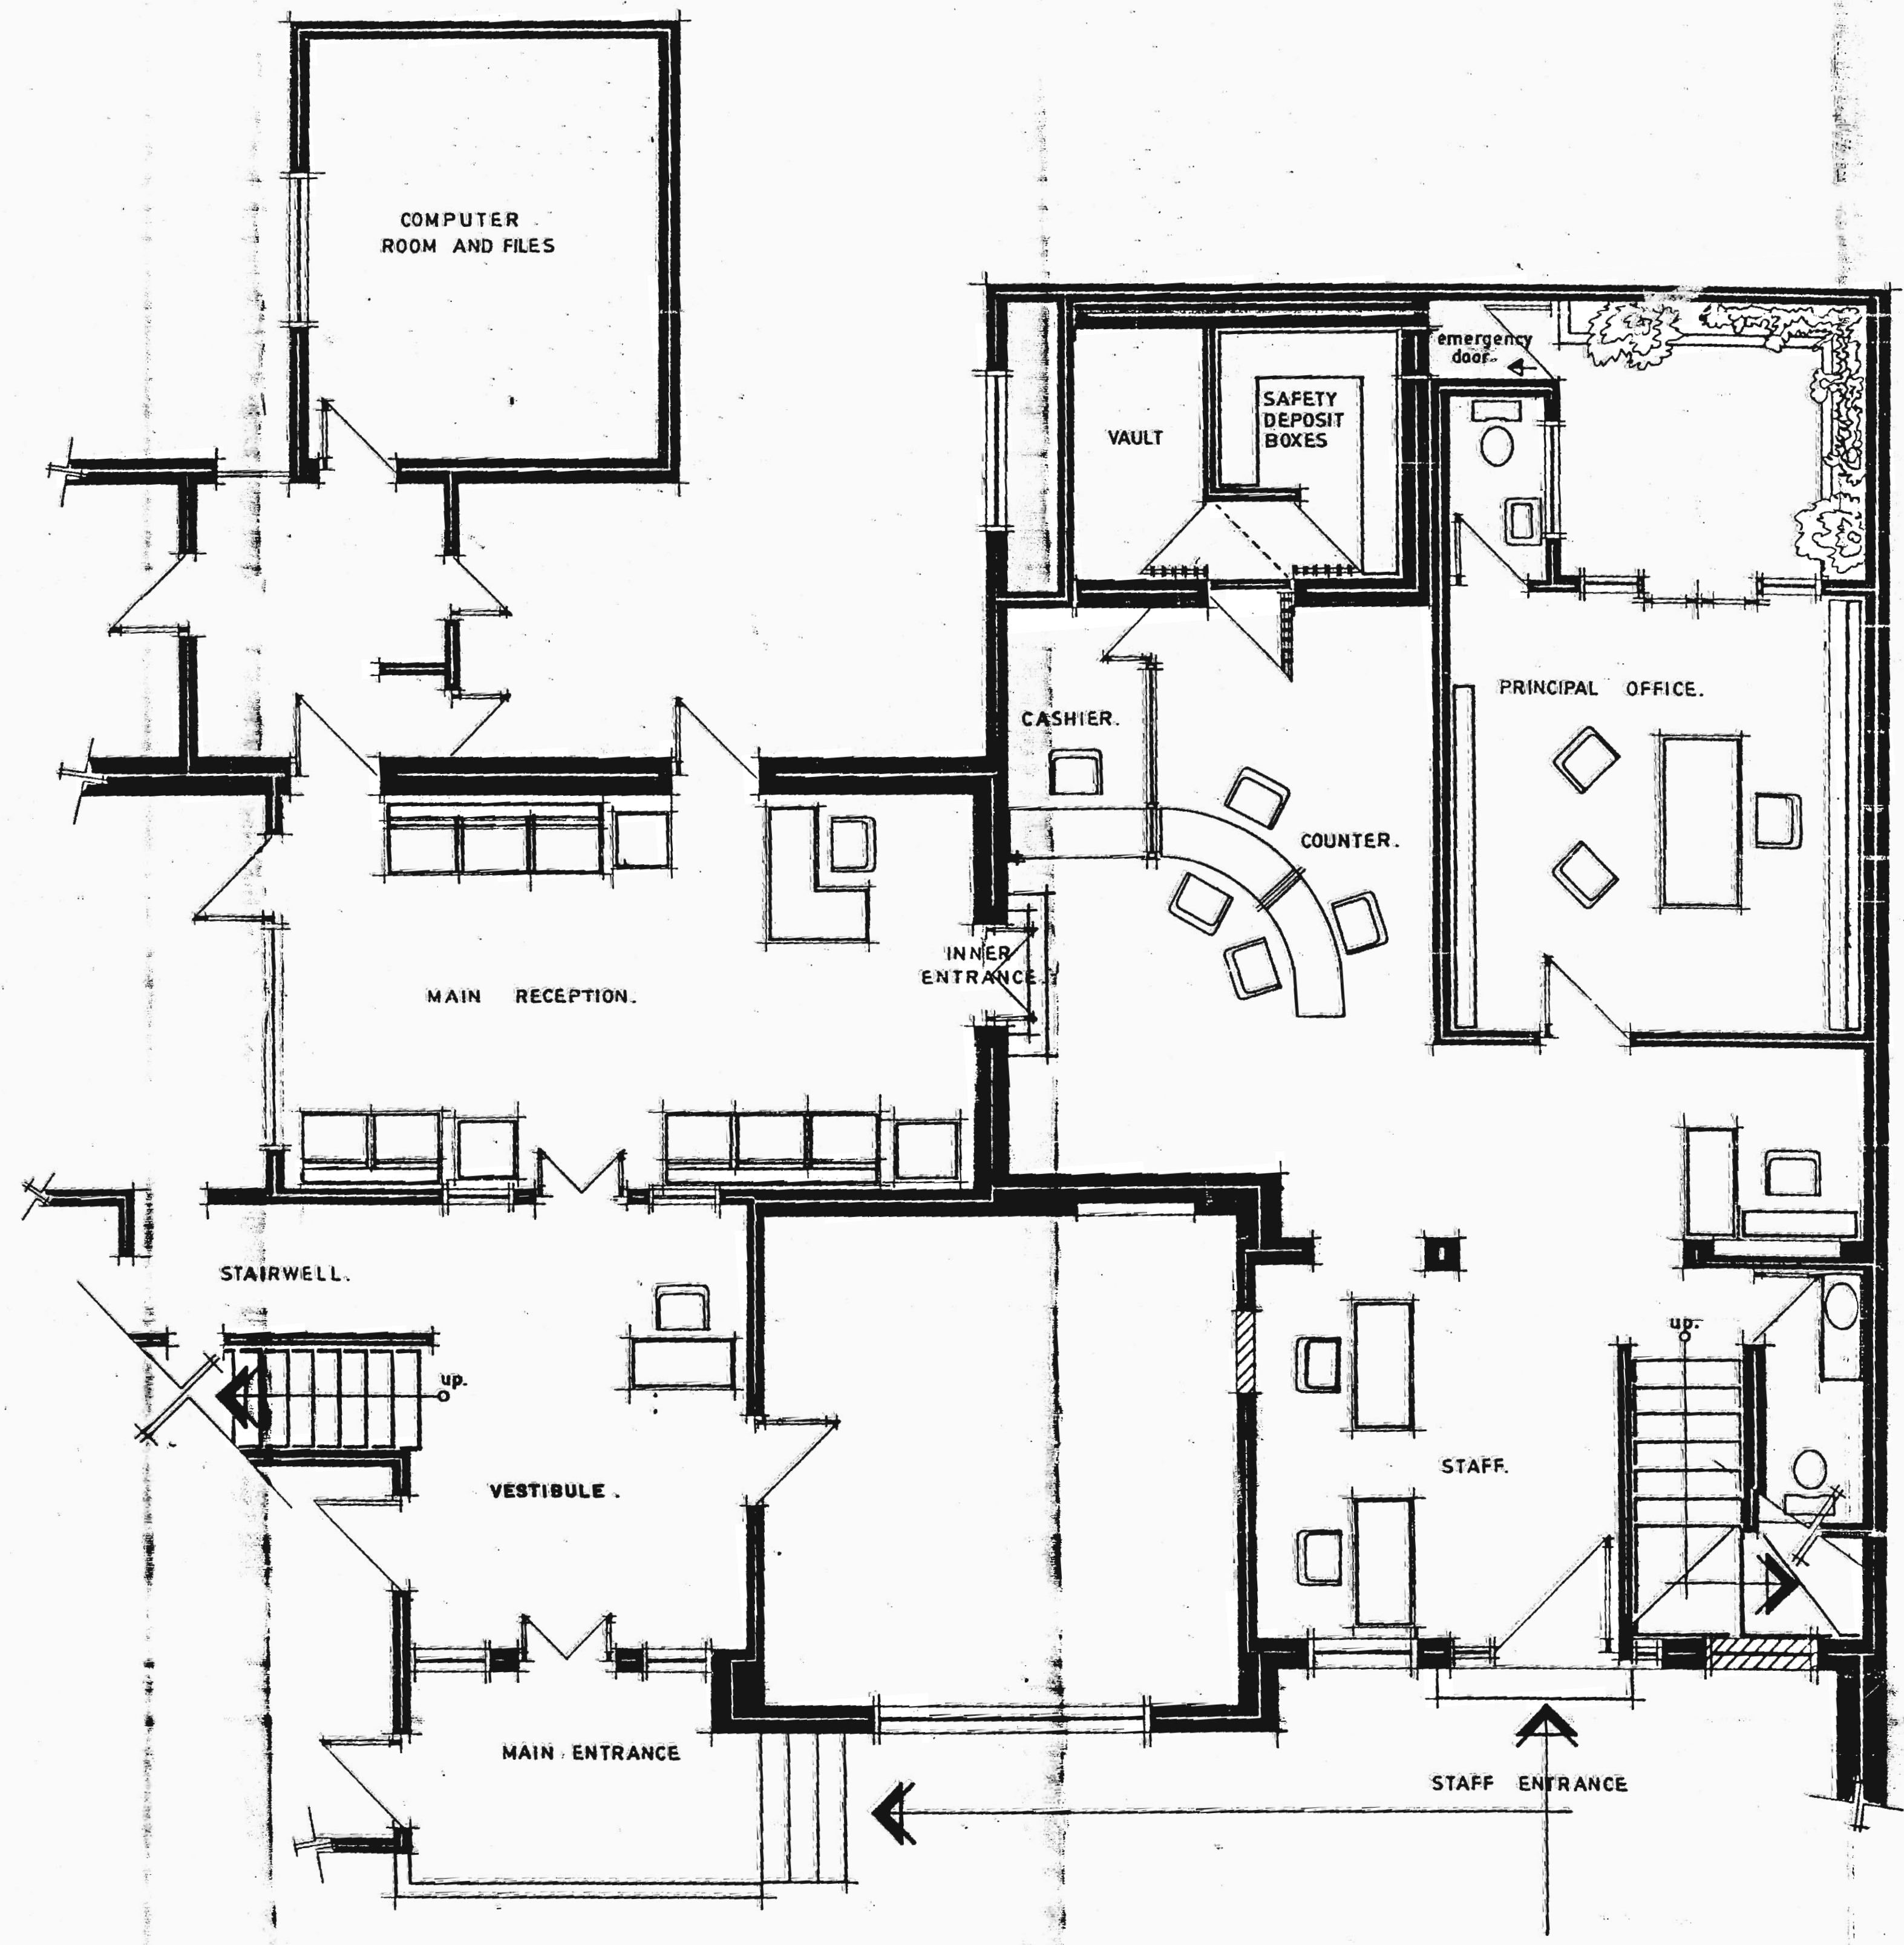

FIRST FLOOR PLAN

SCALE 1:50

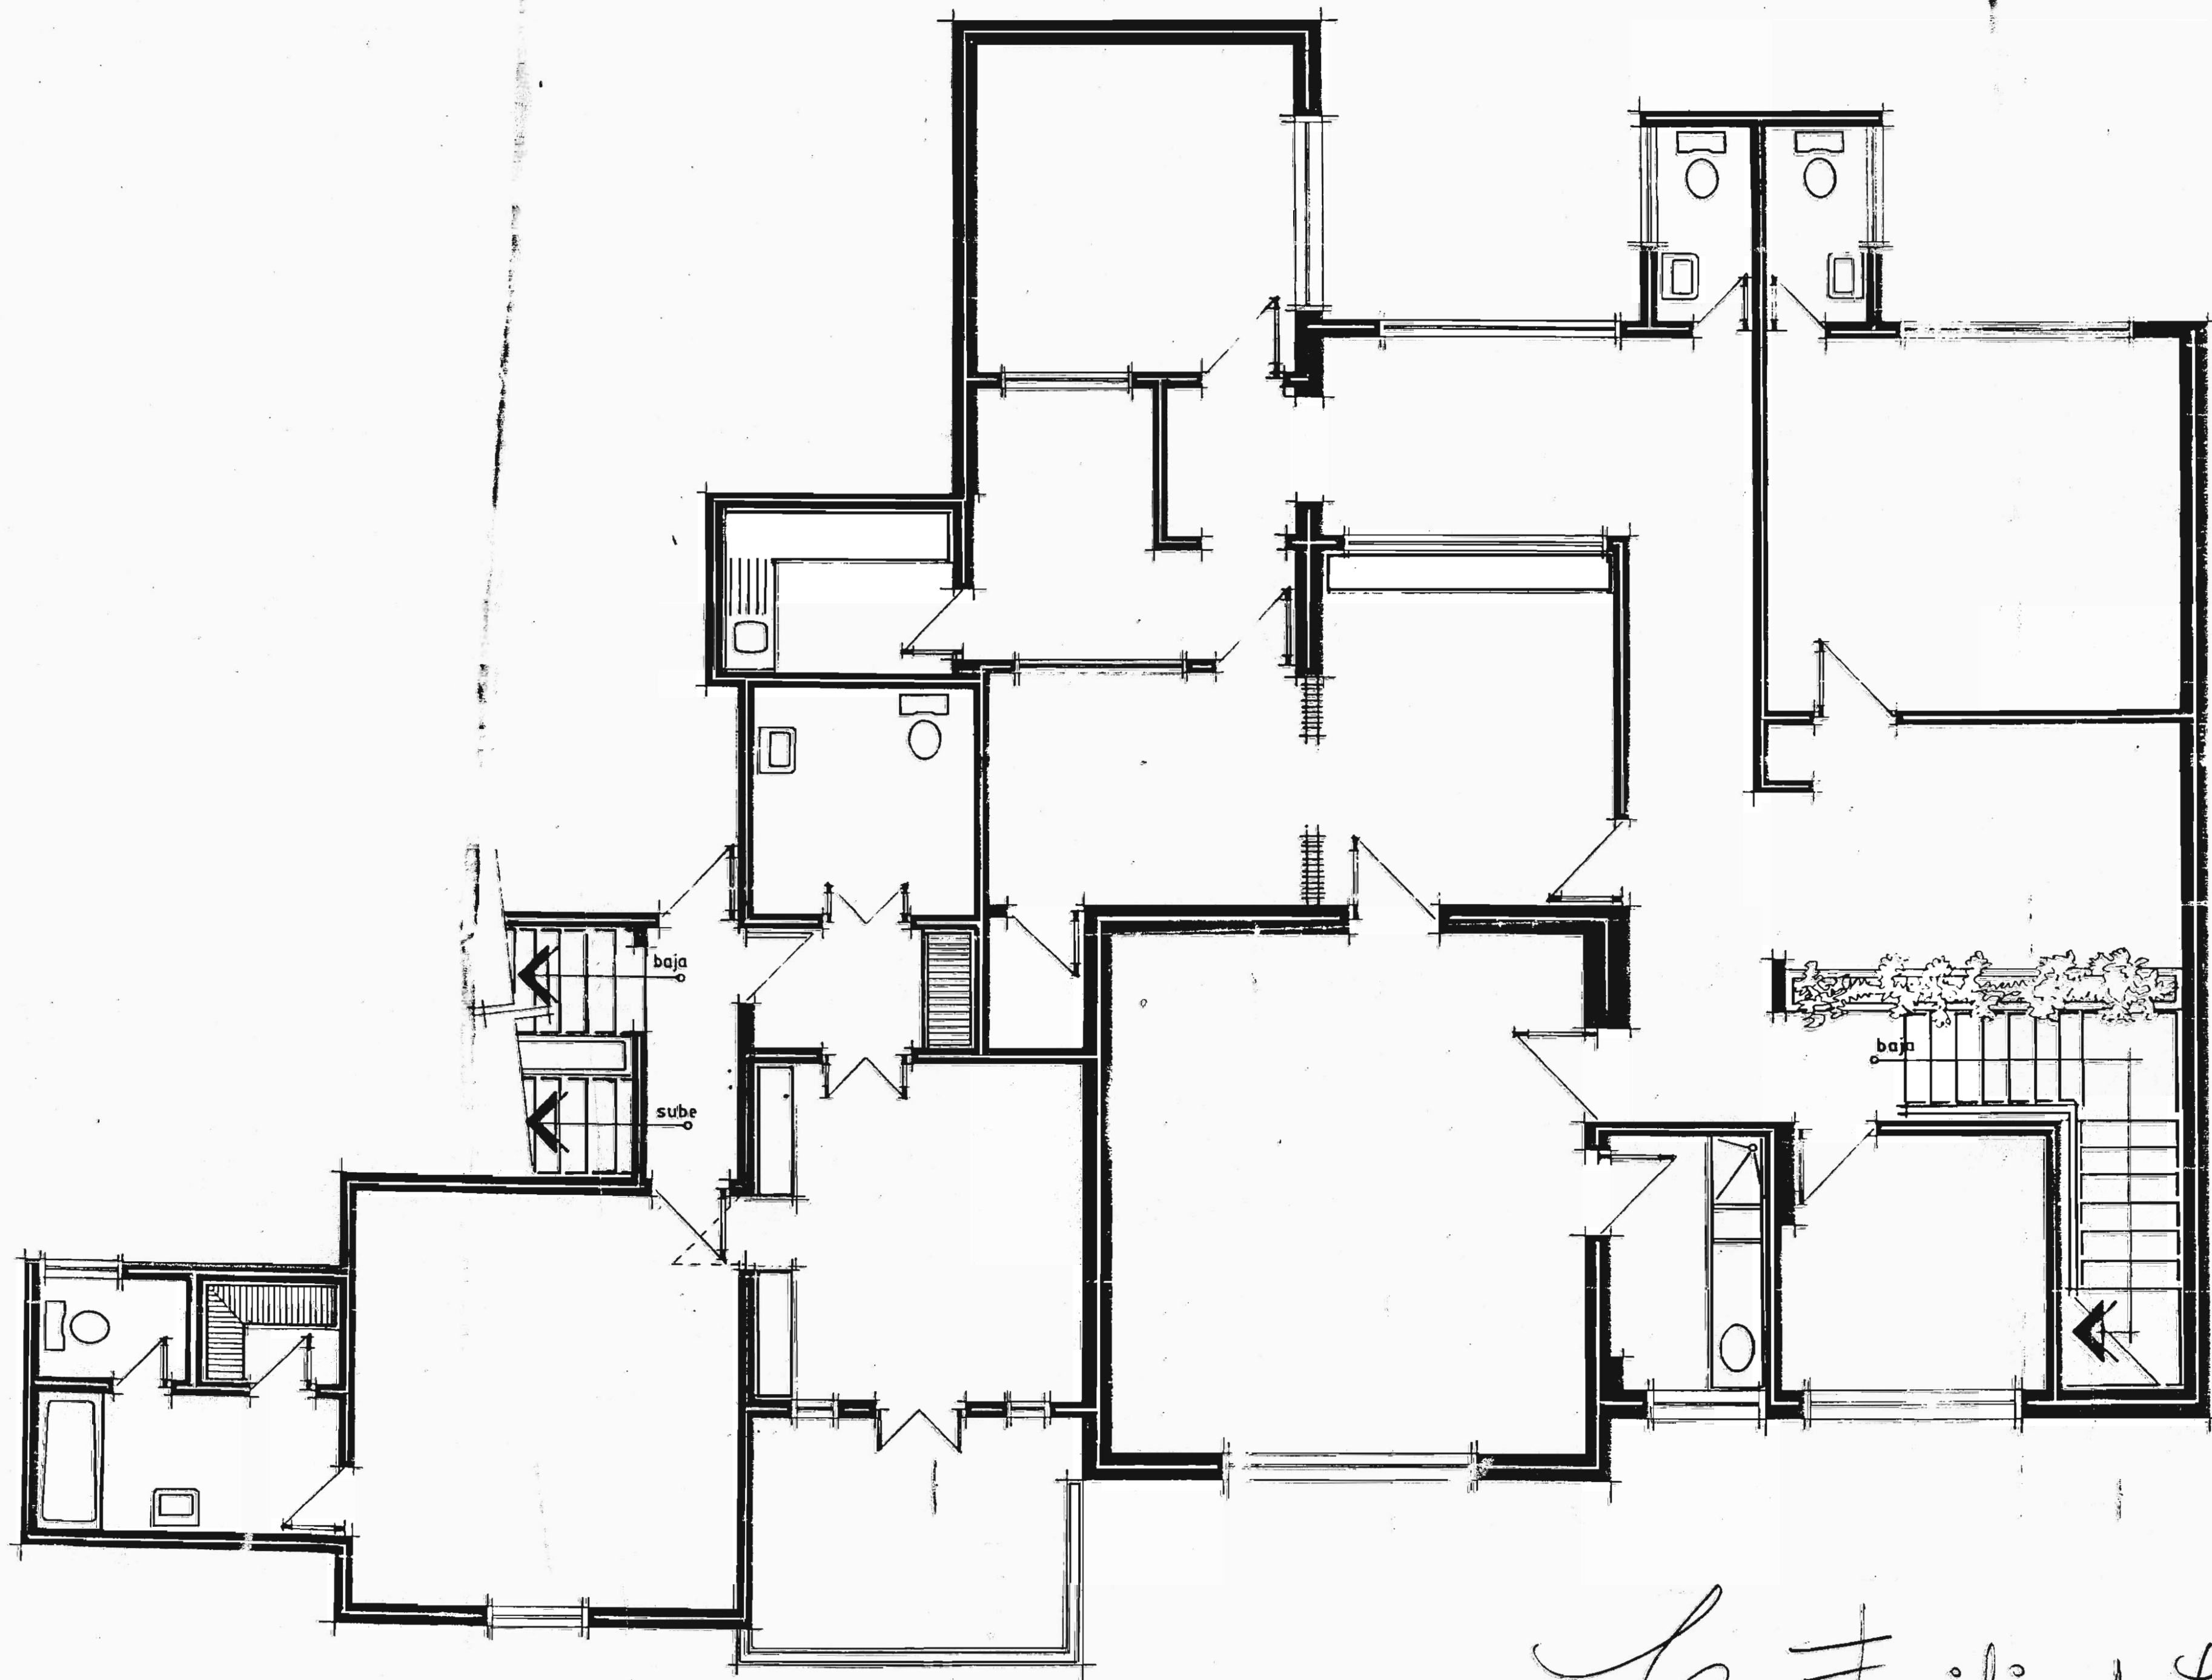

*Casa Familiar de los Guardias
San José, C.R.*

DISTRIBUCION GENERAL EN PLANTA ALTA

ESC. 1 : 50