

BACKBONE

**CENTRO DE GESTION
INFORMATICO**

**UNIDAD DE
GESTION DE
PROYECTOS**

HOSPITAL SAN JUAN DE DIOS SAN JOSE



INDICE GENERAL DE LAMINAS

INDICE

- INDICE.
- UBICACION Y LOCALIZACION.

LAMINA 02


- PLANTA DE DISTRICUCION DE RACKS
- SIMBOLOGIAS DE SERVICIOS

LAMINA 03


- PLANTA DE DISTRIBUCION DE RACKS
- SIMBOLOGIAS DE SERVICIOS
- TABLA DE AREAS DE SERVICIOS HOSPITALARIOS
- FOTOMONTAJE

LAMINA 04

- PLANTA DE DISTRICUCION DE RACKS
- SIMBOLOGIAS DE SERVICIOS
- TABLA DE AREAS DE SERVICIOS HOSPITALARIOS
- TRAYECTORIA DE FIBRA OPTICA

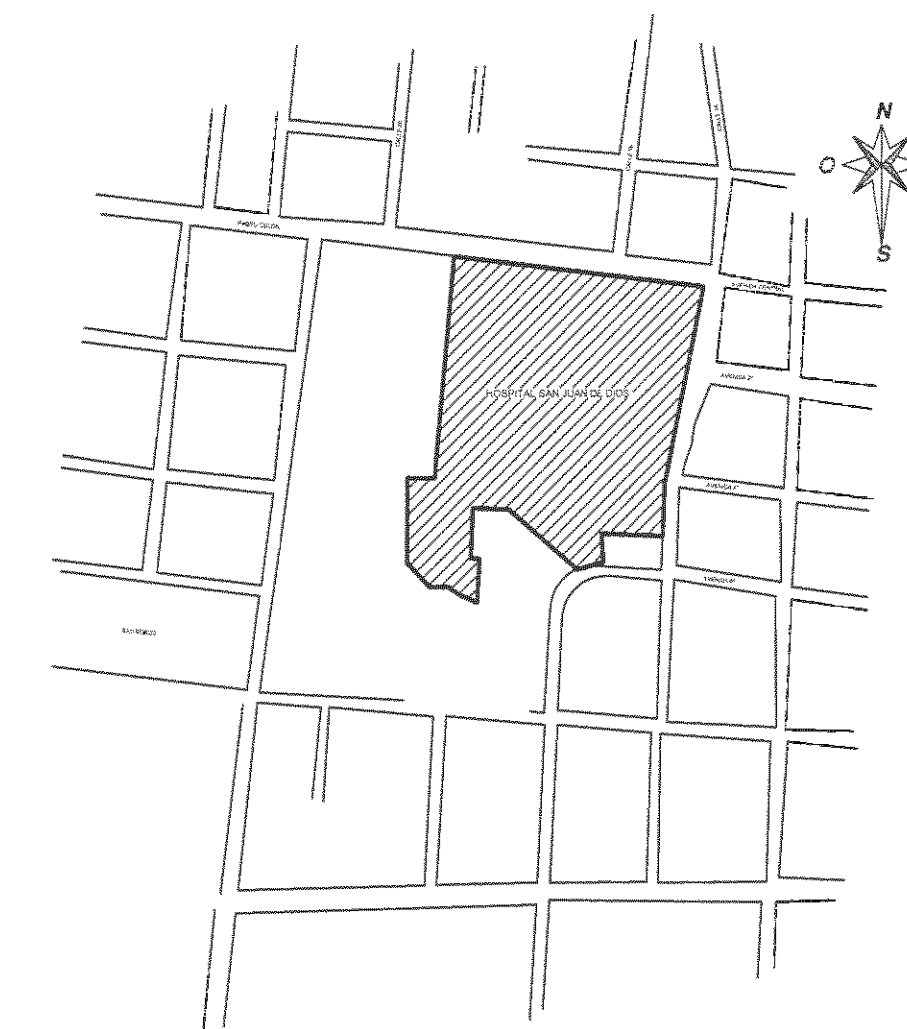

UBICACION

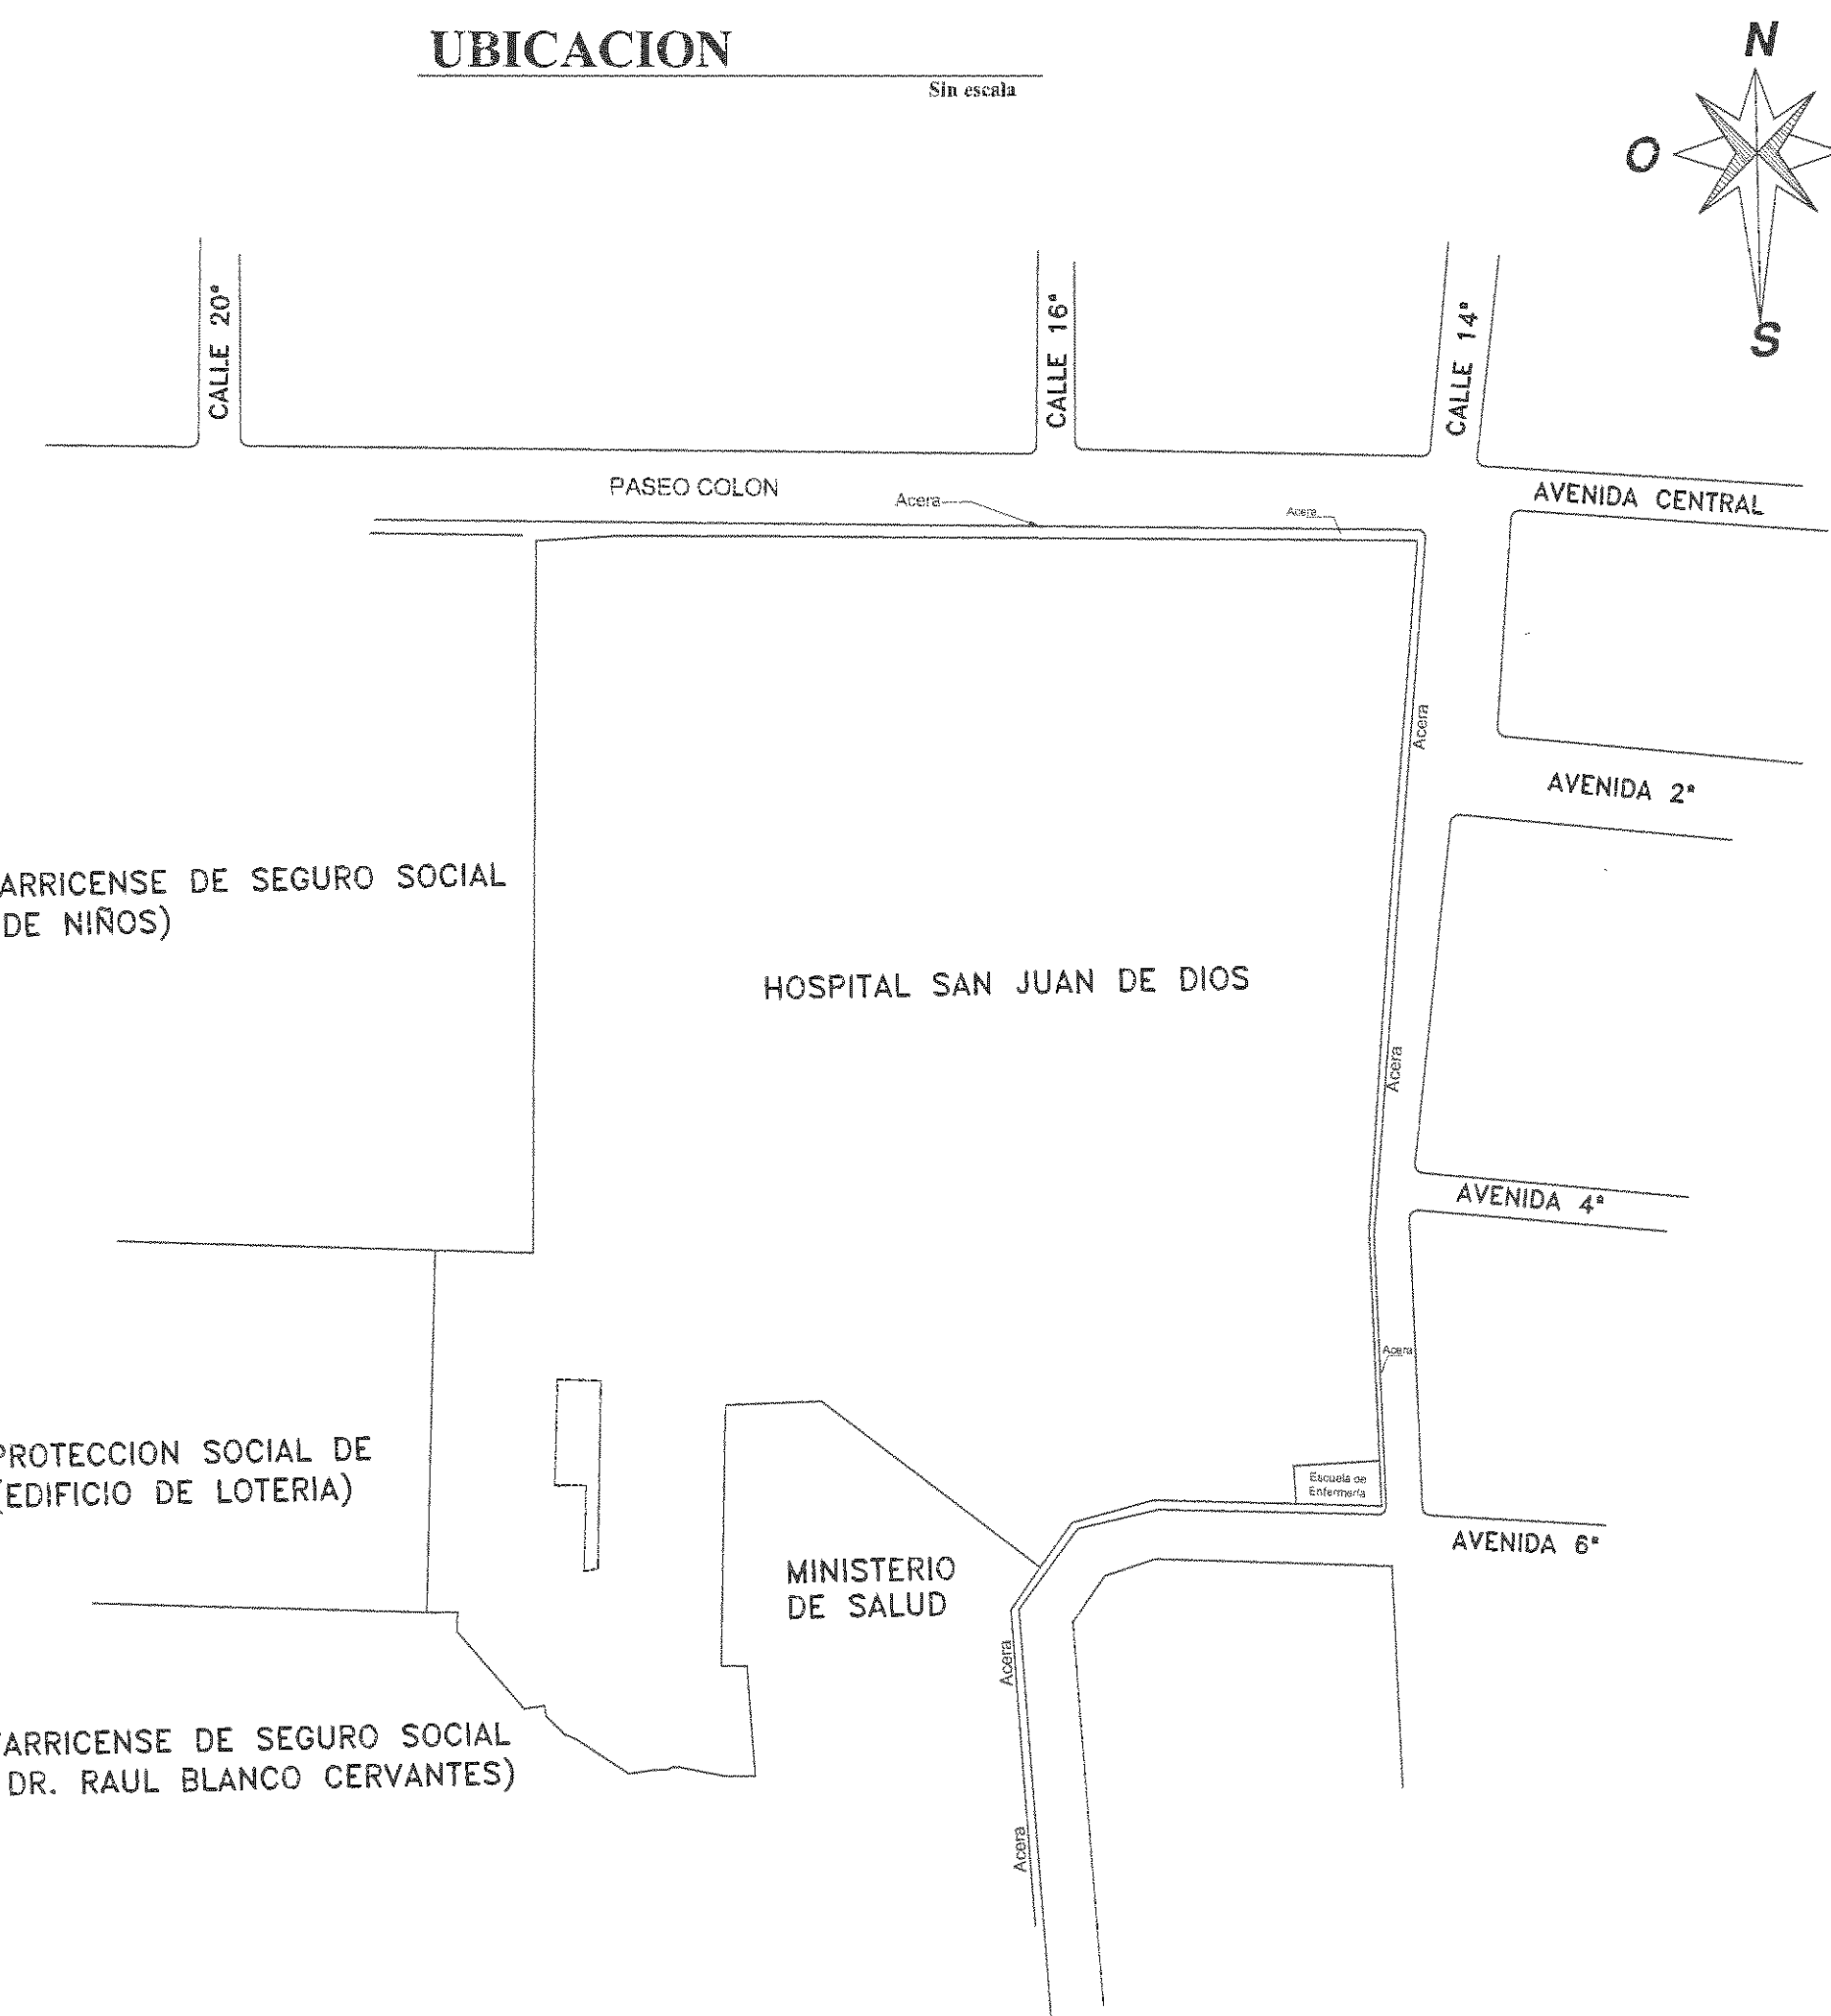

LOCALIZACION

Esc: 1:2000



PROYECTO.
BACKBONE

PROPIETARIO.
CAJA COSTARRICENSE DE SEGURO SOCIAL.

PROVINCIA	CANTON	DISTRITO
SAN JOSE	CENTRAL	HOSPITAL

UNIDAD DE
GESTION DE
PROYECTOS

CENTRO DE GESTION
INFORMATICO

PROFESIONAL RESPONSABLE

NOMBRE: ARO, RONALDO VALVERDE HERRERA.
FIRMA: [Signature] # Reg. A-7911

PROFESIONAL RESPONSABLE

NOMBRE: ING. EDUARDO DURAN BARGUERO
FIRMA: [Signature] # Reg. 4389

DIBUJANTE: LEANA MORDA CHINCHILLA.

INFORMACION REGISTRO PUBLICO


PROPIETARIO: CAJA COSTARRICENSE DE SEGURO SOCIAL
CATASTRO: SJ 289733-95
TOMO: _____ FOLIO: _____ ASIENTO: _____

CONTENIDO:

- INDICE GENERAL DE LAMINAS
- LOCALIZACION
- UBICACION


ESCALA	FECHA	LAMINA
INDICADA	AGOSTO 2009	FO/01
CONSECUTIVO DE LAMINA	01	04

MINISTERIO DE SALUD PÚBLICA

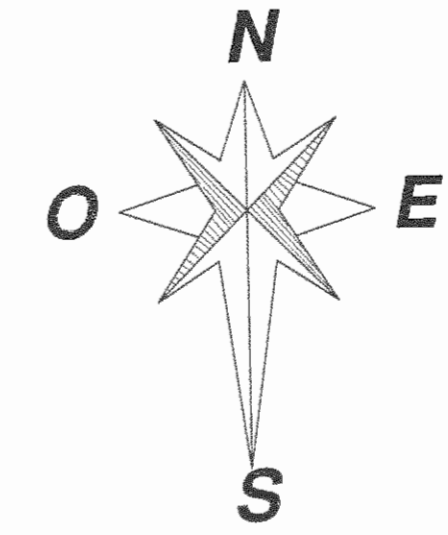

SIMBOLOGIA DE SERVICIO

- 1 — NEUROLOGIA
- 2 — ORTOPEDIA
- 3 — MORGUE
- 4 — CORE 2
- 5 — PROVEEDURIA
- 6 — PATOLOGIA 1º Piso
- 7 — MEDICINA NUCLEAR (Archivo de Placas)
- 8 — UNIDAD DE CUIDADOS INTENSIVOS
- 9 — LABORATORIO CLINICO
- 10 — MEDICINA NUCLEAR-Departamento
- 11 — AJD OV.SUALES
- 12 — INGENIERIA
- 13 — LAB. NEFROLOGIA OXIGENOTERAPIA
- 14 — CONSULTA EXTERNA JEFATURA (Incapacitados)
- 15 — RAYOS EQUIS
- 16 — ONCOLOGIA MUJERES- Radioterapia
- 17 — ED.F.O MEDICINA 6º Piso
- 18 — EMERGENCIAS 2 (cuarto de volteo)
- 19 — NEUMOLOGIA (consulta externa)
- 20 — ADMISION
- 21 — GUARDARROPA
- 22 — ARCHIVO
- 23 — CORE 1
- 24 — PATOLOGA 2º Piso
- 25 — NUTRICION- Lab clinico
- 26 — JEFATURA MEDICINA VIGILANCIA
- 27 — TRABAJO SOCIAL
- 28 — DIRECCION (enfermeria)
- 29 — FARMACIA CENTRAL
- 30 — LITOTRIPSIA
- 31 — ANTIGLAS PENSIONAS (Dra. Vargas)
- 32 — SALA DE OPERACIONES
- 33 — ONCOLOGIA HOMBRES
- 34 — QJEMADOS
- 35 — SALA DE PARTOS (Gine)
- 36 — NEONATOS
- 37 — TELEMEDICINA
- 38 — CIRUGIA JEFATURA
- 39 — CARDIOLOGIA
- 40 — VASCULAR
- 41 — ASEO

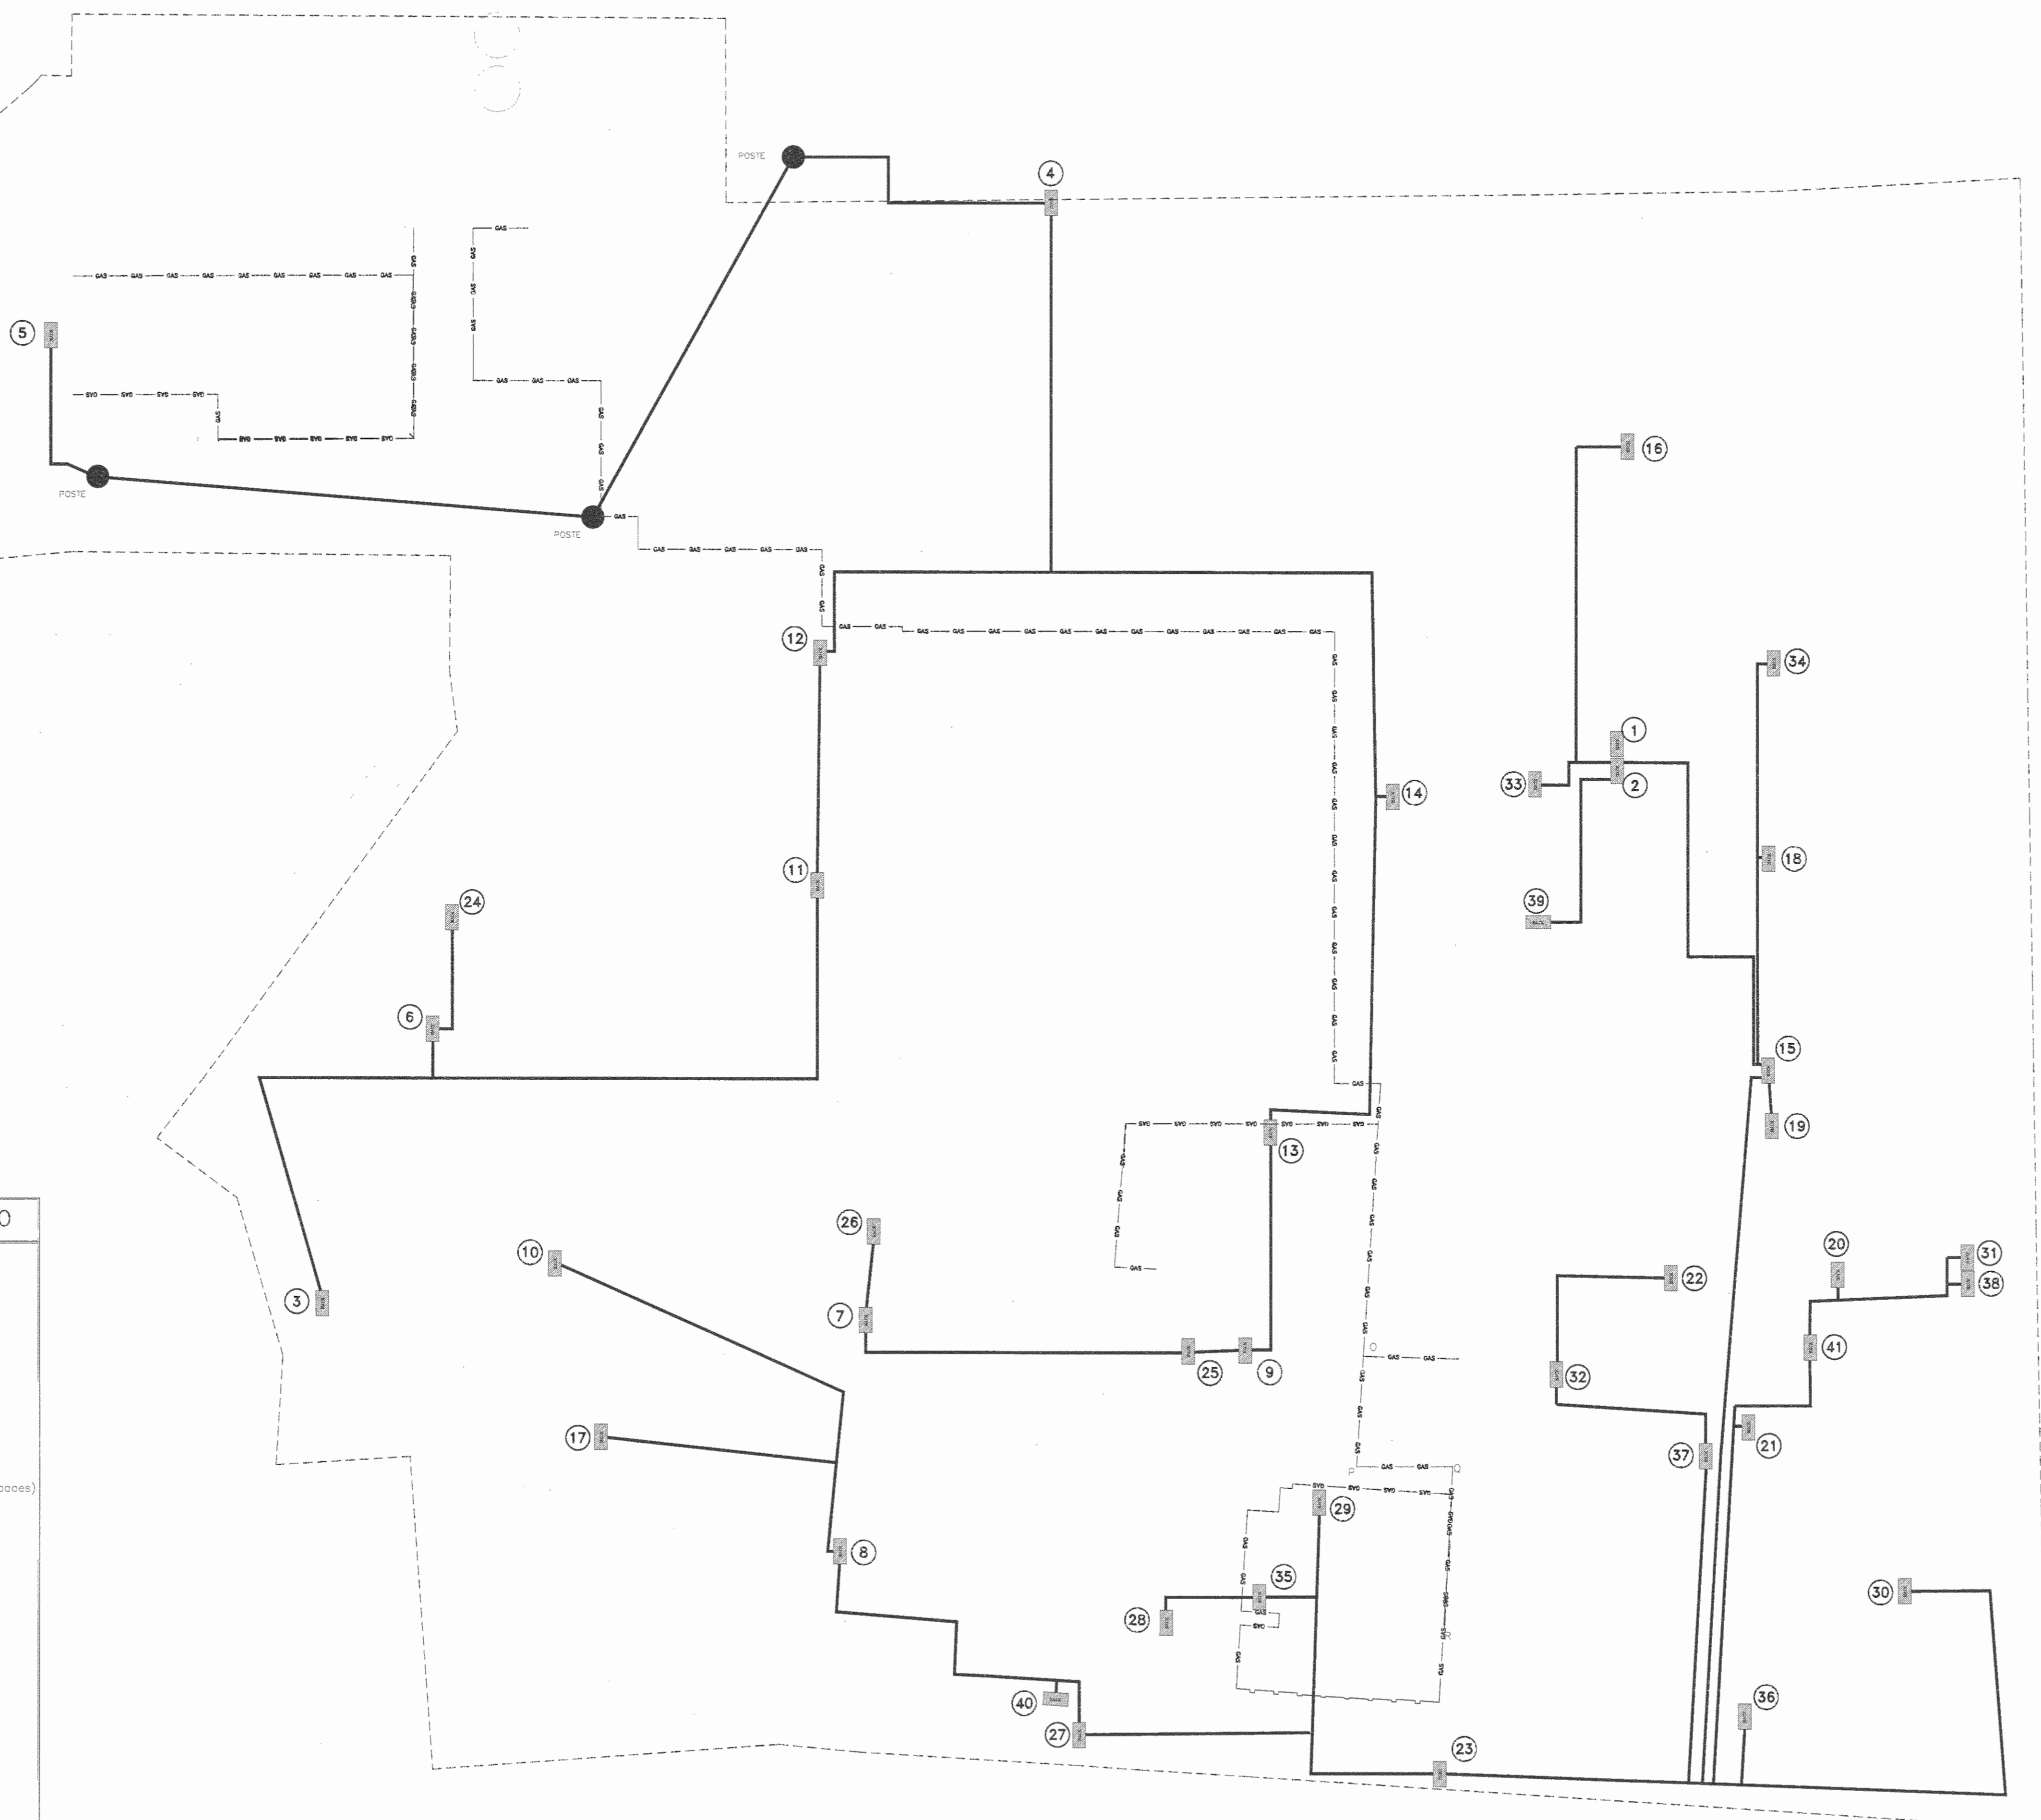

PLANTA DE DISTRIBUCION DE RACKS
FIBRA OPTICA / HOSPITAL SAN JUAN DE DIOS

ESCALA 1:500



PROYECTO.
BACKBONE

PROPIETARIO.
CAJA COSTARRICENSE DE SEGURO SOCIAL

PROVINCIA	CANTON	DISTRITO
SAN JOSE	CENTRAL	HOSPITAL

UNIDAD DE GESTION DE PROYECTOS

CENTRO DE GESTION INFORMATICO

PROFESIONAL RESPONSABLE
NOMBRE: ARO, RONALDO VALVERDE HERRERA
FIRMA: [Firma] # Reg. A-7811

PROFESIONAL RESPONSABLE
NOMBRE: ING. EDUARDO DURAN BARQUERO
FIRMA: [Firma] # Reg. 4389

INFORMACION REGISTRO PUBLICO
PROPIETARIO: CAJA COSTARRICENSE DE SEGURO SOCIAL
CATASTRO: SJ 289783-95
TOMO: _____ FOLIO: _____ ASIENTO: _____

CONTENIDO:
-PLANTA DE DISTRIBUCION DE RACKS
-SIMBOLOGIA DE SERVICIOS


ESCALA	FECHA	LAMINA
INDICADA	AGOSTO 2009	FO/02
CONSECUTIVO DE LAMINA	02	04

SIMBOLOGIA DE SERVICIO


- 1 NEUROLOGIA
- 2 ORTOPEDIA
- 3 MORGUE
- 4 CORE 2
- 5 PROVEEDURIA
- 6 PATOLOGIA 1º Piso
- 7 MEDICINA NUCLEAR (Archivo de Placas)
- 8 UNIDAD DE CUIDADOS INTENSIVOS
- 9 LABORATORIO CLINICO
- 10 MEDICINA NUCLEAR-Departamento
- 11 AUDIOVISUALES
- 12 INGENIERIA
- 13 LAB. NEFROLOGIA OXIGENOTERAPIA
- 14 CONSULTA EXTERNA JEFATURA (Incapacidades)
- 15 RAYOS EQUIS
- 16 ONCOLOGIA MUJERES- Radioterapia
- 17 EDIFICIO MEDICINA 4º Piso
- 18 EMERGENCIAS 2 (cuarto de volteo)
- 19 NEUMOLOGIA (consulta externa)
- 20 ADMISION
- 21 GUARDARROPIA
- 22 ARCHIVO
- 23 CORE 1
- 24 PATOLOGIA 2º Piso
- 25 NUTRICION- Lab clinico
- 26 JEFATURA MEDICINA VIGILANCIA
- 27 TRABAJO SOCIAL
- 28 DIRECCION (enfermeria)
- 29 FARMACIA CENTRAL
- 30 LITOTRIPSIA
- 31 ANTIGUAS PENSIONAS (Dra: Vargas)
- 32 SALA DE OPERACIONES
- 33 ONCOLOGIA HOMBRES
- 34 QUEMADOS
- 35 SALA DE PARTOS (Gine)
- 36 NEONATOS
- 37 TELEMEDICINA
- 38 CIRUGIA JEFATURA
- 39 CARDIOLOGIA
- 40 VASCULAR
- 41 ASEO

TABLA DE AREAS DE SERVICIOS HOSPITALARIOS


ZONA	AREAS
LAVANDERIA CENTRAL	1640.93 m ²
MORGUE	352.97 m ²
PLANTA DE CALDERAS	401.01 m ²
EDIFICIO REHABILITACION	1034.39 m ²
PATOLOGIA	736.74 m ²
TALLER MANTENIMIENTO	634.01 m ²
MEDICINA NUCLEAR	943.80 m ²
OFICINA DE INGENIERIA	169.64 m ²
EDIFICIO DE EMERGENCIAS TRAUMATOLOGICAS Y QUIRURGICAS	1784.60 m ²
DIRECCION GENERAL	212.79 m ²
QUIMIOTERAPIA	261.86 m ²
SALONES ONCOLOGIA MUJERES	668.58 m ²
OFICINAS DE PERSONAL, CONTABILIDAD, AUDIOVISUALES	1195.54 m ²
EDIFICIO DE MEDICINA	1096.09 m ²
EDIFICIO DE ONCOLOGIA	685.49 m ²
UNIDAD CORONARIA Y CUIDADOS INTENSIVOS	654.03 m ²
SALAS DE OPERACIONES	1955.78 m ²
BIBLIOTECA NACIONAL DE SALUD Y SEGURIDAD SOCIAL	785.08 m ²
BODEGA DE FERRETERIA, SERVICIO TRANSPORTES	1037.53 m ²
LAB. NEFROLOGIA Y LAB. FISIOPATOLOGIA	372.33 m ²
BODEGAS DE FARMACIA Y LABORATORIO CHATA	220.35 m ²
SERVICIO DE NUTRICION	672.97 m ²
CONSULTA EXTERNA ESPECIALIDADES	575.45 m ²
SALONES UROLOGIA, NEONATOLOGIA, LITOTRIPSIA	754.86 m ²
BODEGAS DE FARMACIA	385.56 m ²
CARDIOVASCULAR, GINECOLOGIA-OBSTETRICIA, SALONES NEUROQUIRUGIA	2300.17 m ²
ADMINISTRACION, SALA DE PARTOS, FARMACIA	328.59 m ²
ANEXO DE PATOLOGIA	372.70 m ²
VIGILANCIA, CARGA VIRAL, JEFATURA MEDICINA	333.07 m ²
ANIMALES PARA EXPERIMENTACION	279.58 m ²
ODONTOLOGIA Y EQUIPO MEDICO	395.78 m ²
EDIFICIO SALONES DE CIRUGIA Y ORTOPEDIA	1748.43 m ²
LABORATORIO CLINICO	533.66 m ²
AUDITORIO	427.32 m ²
TOMOGRFIA AXIAL COMPUTARIZADA	139.07 m ²
COMEDOR DE EMPLEADOS	106.00 m ²
CUADRILLA DE OBRAS CIVILES	338.16 m ²
TALLER DE PINTURA	181.12 m ²
TALLER DE MANTENIMIENTO DE LAVANDERIA	102.37 m ²
EDUCACION EN SERVICIO	123.47 m ²
GINNASIO	723.47 m ²
SALA DE JUEGOS Y BODEGA CONTABILIDAD	171.58 m ²
OFICINA DE HISTORIA Y BODEGA	67.32 m ²
TALLER DE FONTANERIA	80.13 m ²
BODEGA PROVEEDURIA	247.36 m ²
CENTRO DE ACOPIO	247.36 m ²

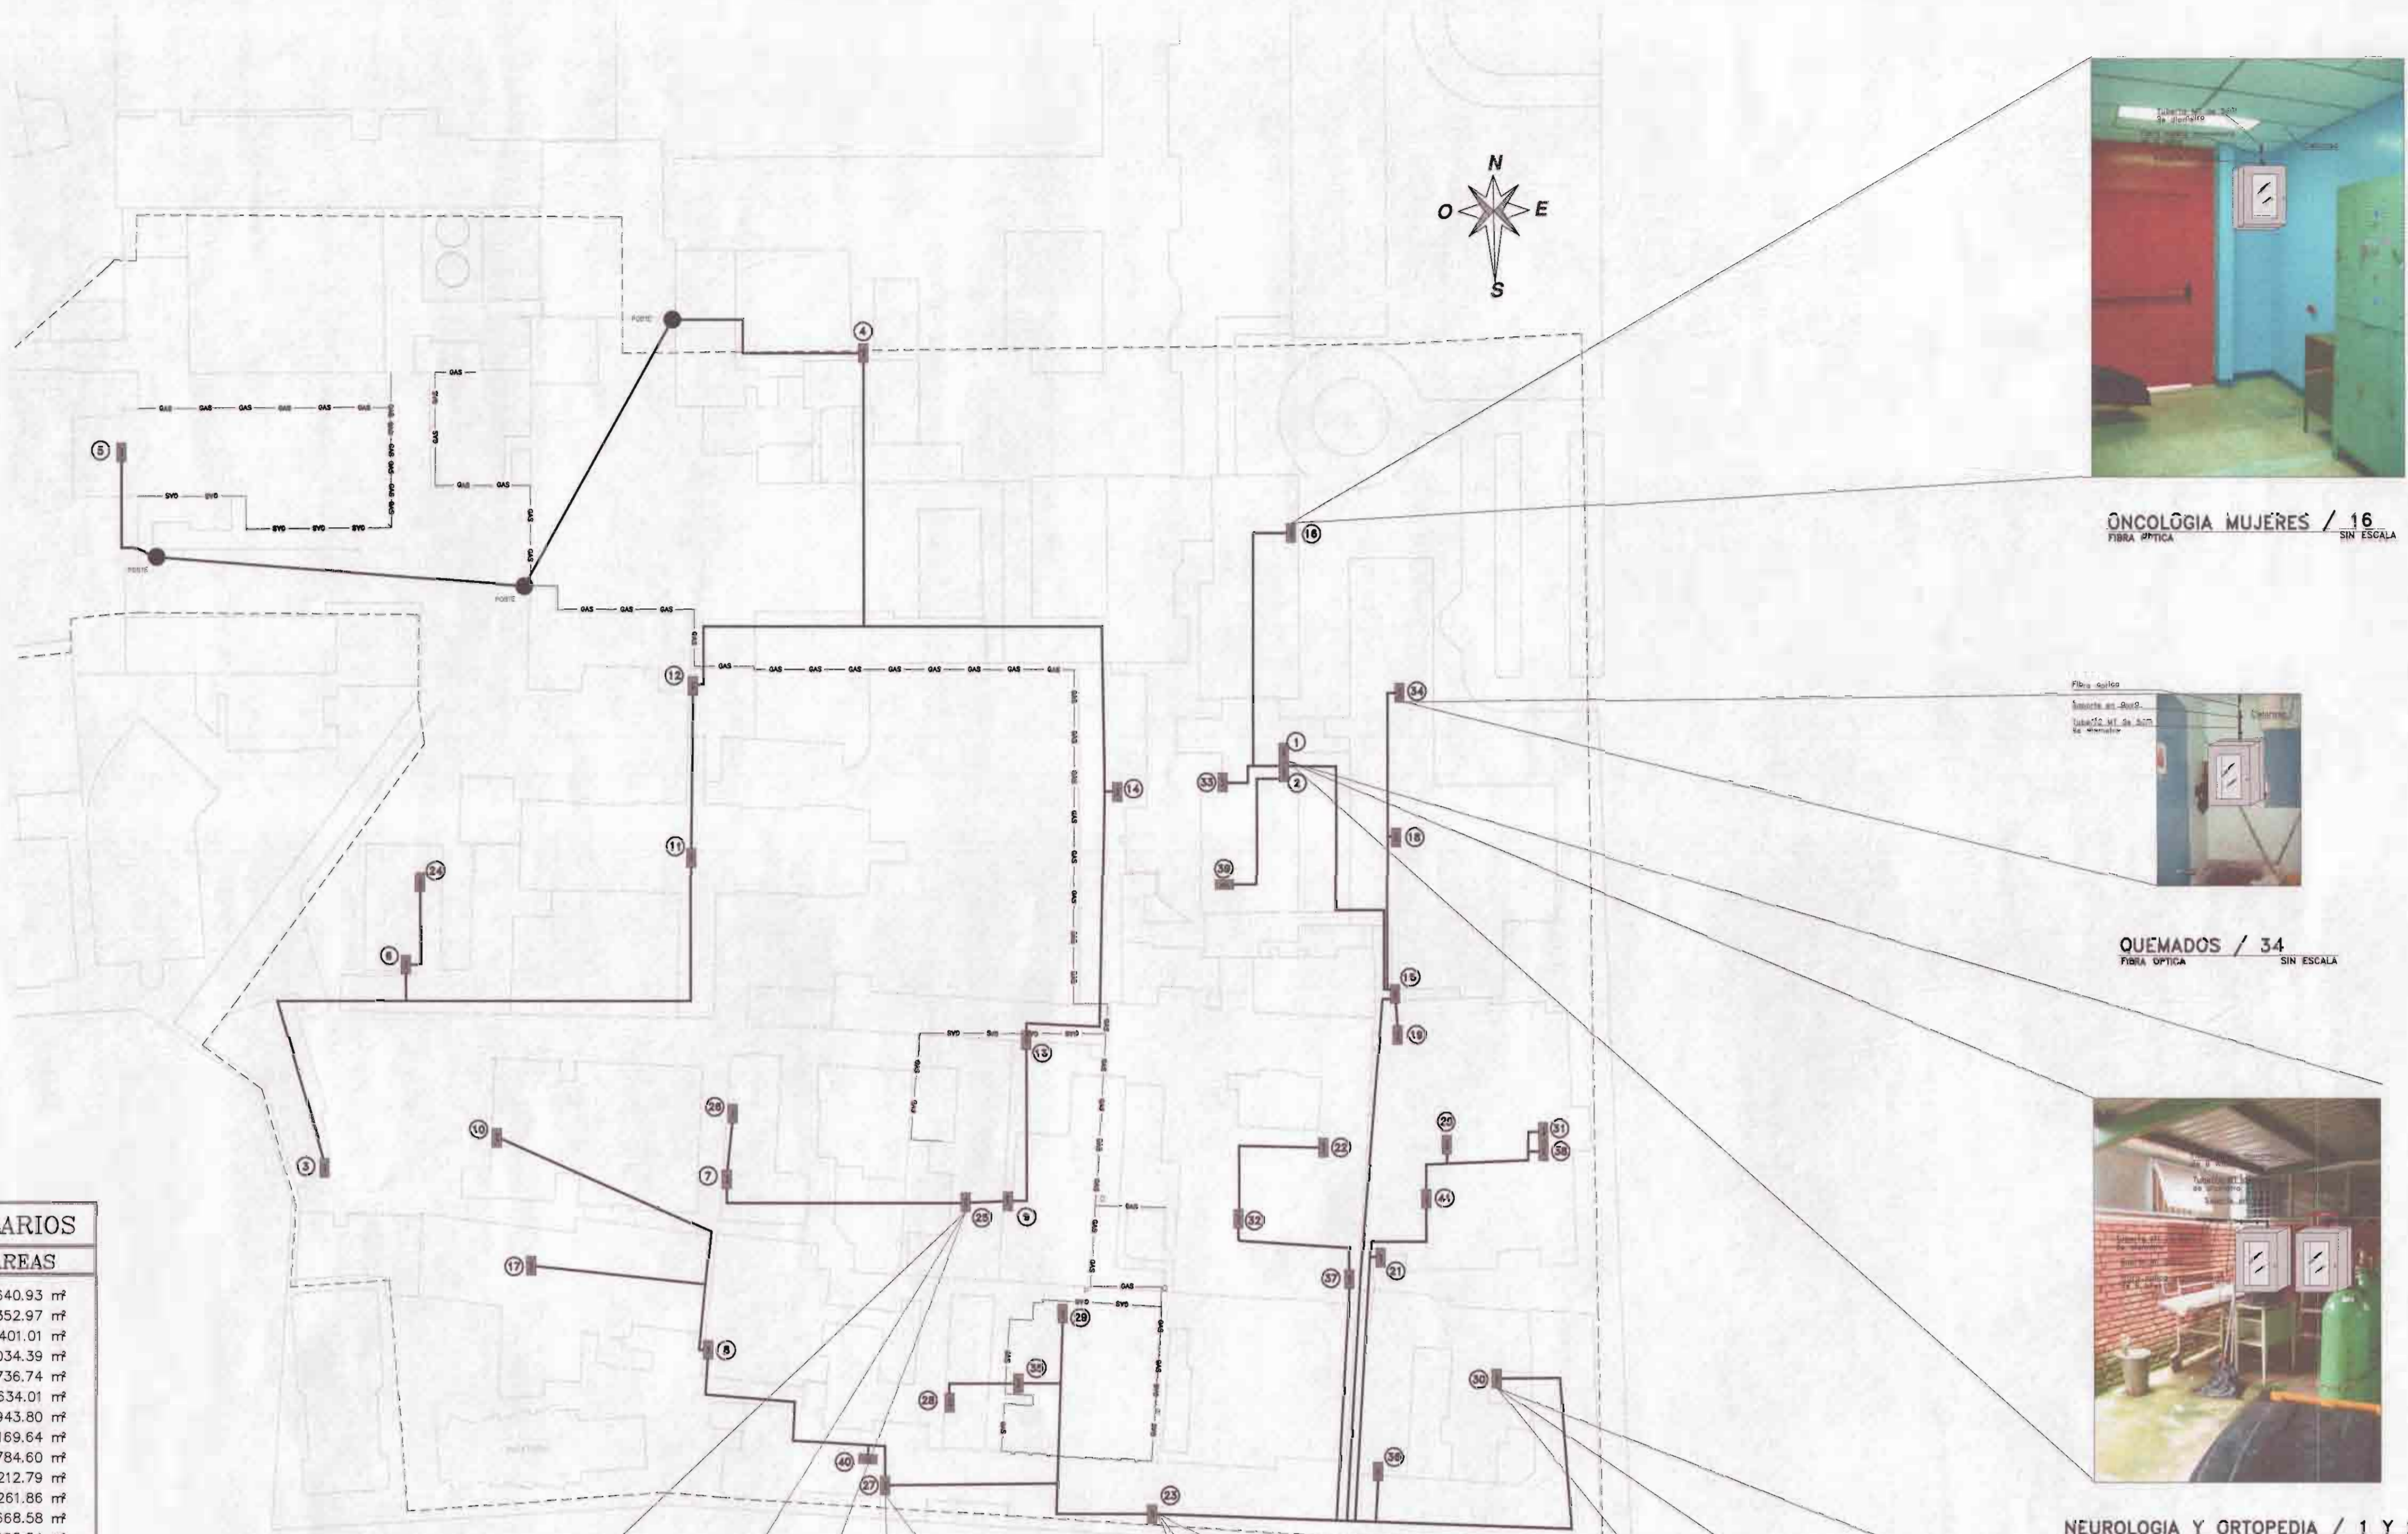

ONCOLOGIA MUJERES / 16
FIBRA OPTICA SIN ESCALA

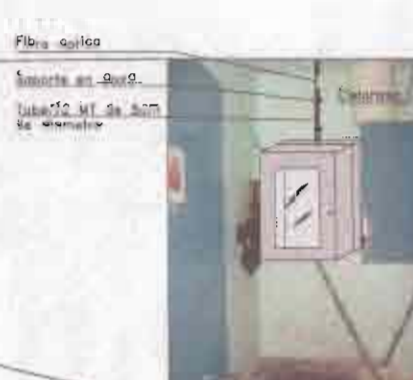

QUEMADOS / 34
FIBRA OPTICA SIN ESCALA

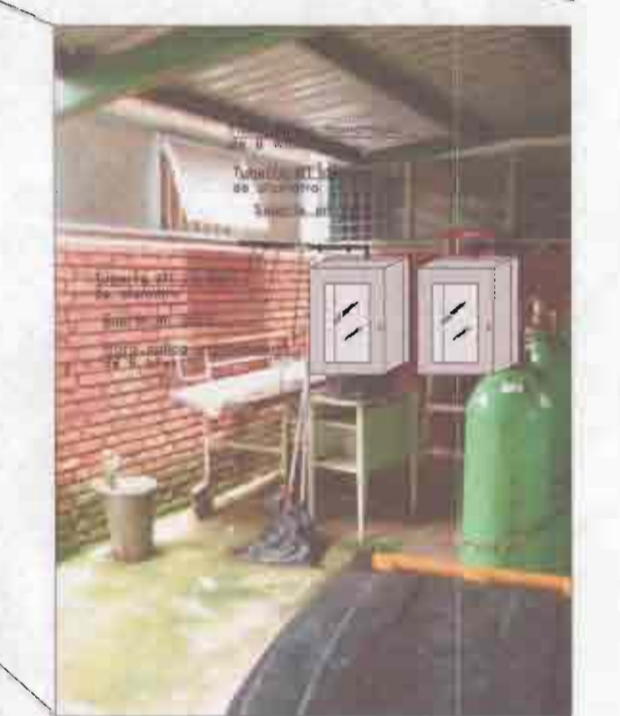

NEUROLOGIA Y ORTOPEDIA / 1 Y 2
FIBRA OPTICA SIN ESCALA


PLANTA DE DISTRIBUCION DE RACKS
FIBRA OPTICA / HOSPITAL SAN JUAN DE DIOS ESCALA 1:750



LAB CLINICO Y NUTRICION / 25
FIBRA OPTICA SIN ESCALA



TRABAJO SOCIAL / 27
FIBRA OPTICA SIN ESCALA

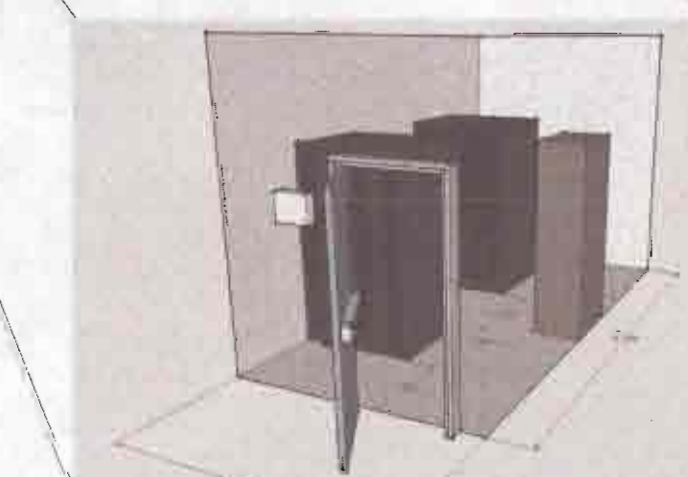

CORE 1 / 23
FIBRA OPTICA SIN ESCALA



LITOTRIPSIA / 30
FIBRA OPTICA SIN ESCALA



PROYECTO: BACKBONE

PROPIETARIO: CAJA COSTARRICENSE DE SEGURO SOCIAL

PROVINCIA: SAN JOSE CANTON: CENTRAL DISTRITO: HOSPITAL

UNIDAD DE GESTION DE PROYECTOS

CENTRO DE GESTION INFORMATICO

PROFESIONAL RESPONSABLE

NOMBRE: ARO, RONALD VALVERDE HERRERA
FIRMA: [Signature] # Reg. A-7911

PROFESIONAL RESPONSABLE

NOMBRE: ING. EDUARDO DURAN BARQUERO
FIRMA: [Signature] # Reg. 4385

DIBUJANTE: LEANA MORRA CHINCHILA

INFORMACION REGISTRO PUBLICO

PROPIETARIO: CAJA COSTARRICENSE DE SEGURO SOCIAL
CATASTRO: SJ 289793-05
TOMO: FOLIO: ASIENTO:

CONTENIDO:

- PLANTA DE DISTRIBUCION DE RACKS
- SIMBOLOGIA DE SERVICIOS
- TABLA DE AREAS DE SERVICIOS HOSPITALARIOS
- FOTOMONTAJES


ESCALA	FECHA	LAMINA
INDICADA	AGOSTO 2009	FO/03
CONSECUTIVO DE LAMINA	03	64

SIMBOLOGIA DE SERVICIO

- 1 NEUROLOGIA
- 2 ORTOPEdia
- 3 MORGUE
- 4 CORE 2
- 5 PROVEEDURIA
- 6 PATOLOGIA 1º Piso
- 7 MEDICINA NUCLEAR (Archivo de Placas)
- 8 UNIDAD DE CUIDADOS INTENSIVOS
- 9 LABORATORIO CLINICO
- 10 MEDICINA NUCLEAR-Departamento
- 11 AUDIOVISUALES
- 12 INGENIERIA
- 13 LAB. NEFROLOGIA OXIDENTERAPIA
- 14 CONSULTA EXTERNA JEFATURA (Incapacidades)
- 15 RAYOS EQUIS
- 16 ONCOLOGIA MUJERES- Radioterapia
- 17 EDIFICIO MEDICINA 6º Piso
- 18 EMERGENCIAS 2 (cuarta de voltaje)
- 19 NEUMOLOGIA (consulta externa)
- 20 ADMISION
- 21 GUARDARROPIA
- 22 ARCHIVO
- 23 CORE 1
- 24 PATOLOGIA 2º Piso
- 25 NUTRICION- Lab clínico
- 26 JEFATURA MEDICINA VIGILANCIA
- 27 TRABAJO SOCIAL
- 28 DIRECCION (enfermería)
- 29 FARMACIA CENTRAL
- 30 LITOTRIPSIA
- 31 ANTIGUAS PENSIONES (Dra. Vargas)
- 32 SALA DE OPERACIONES
- 33 ONCOLOGIA HOMBRES
- 34 QUEMADOS
- 35 SALA DE PARTOS (Gine)
- 36 NEONATOS
- 37 TELEMEDICINA
- 38 CIRUGIA JEFATURA
- 39 CARDIOLOGIA
- 40 VASCULAR
- 41 ASECC

TABLA DE AREAS DE SERVICIOS HOSPITALARIOS

ZONA	AREAS
LAVANDERIA CENTRAL	1640.93 m²
MORGUE	352.97 m²
PLANTA DE CALDERAS	401.01 m²
EDIFICIO REHABILITACION	1034.39 m²
PATOLOGIA	736.74 m²
TALLER MANTENIMIENTO	634.01 m²
MEDICINA NUCLEAR	943.80 m²
OFICINA DE INGENIERIA	169.64 m²
EDIFICIO DE EMERGENCIAS TRAUMATOLOGICAS Y QUIRURGICAS	1784.60 m²
DIRECCION GENERAL	212.79 m²
QUIMIOTERAPIA	261.86 m²
SALONES ONCOLOGIA MUJERES	668.58 m²
OFICINAS DE PERSONAL, CONTABILIDAD, AUDIOVISUALES	1195.54 m²
EDIFICIO DE MEDICINA	1096.09 m²
EDIFICIO DE ONCOLOGIA	685.49 m²
UNIDAD CORONARIA Y CUIDADOS INTENSIVOS	654.03 m²
SALAS DE OPERACIONES	1955.78 m²
BIBLIOTECA NACIONAL DE SALUD Y SEGURIDAD SOCIAL	785.08 m²
BODEGA DE FERRETERIA, SERVICIO TRANSPORTES	1037.53 m²
LAB. NEFROLOGIA Y LAB. FISIOPATOLOGIA	372.33 m²
BODEGAS DE FARMACIA Y LABORATORIO CHATA	220.35 m²
SERVICIO DE NUTRICION	672.97 m²
CONSULTA EXTERNA ESPECIALIDADES	575.45 m²
SALONES UROLOGIA, NEONATOLOGIA, LITOTRIPSIA	754.86 m²
BODEGAS DE FARMACIA	385.56 m²
CARDIOVASCULAR, GINECOLOGIA-OBSTETRICIA, SALONES NEUROQUIRUGIA	2300.17 m²
ADMINISTRACION, SALA DE PARTOS, FARMACIA	328.59 m²
ANEXO DE PATOLOGIA	372.70 m²
VIGILANCIA, CARGA VIRAL, JEFATURA MEDICINA	333.07 m²
ANIMALES PARA EXPERIMENTACION	279.58 m²
ODONTOLOGIA Y EQUIPO MEDICO	395.78 m²
EDIFICIO SALONES DE CIRUGIA Y ORTOPEdia	1748.43 m²
LABORATORIO CLINICO	533.66 m²
AUDITORIO	427.32 m²
TOMOGRAFIA AXIAL COMPUTARIZADA	139.07 m²
COMEDOR DE EMPLEADOS	106.00 m²
CUADRILLA DE OBRAS CIVILES	338.16 m²
TALLER DE PINTURA	181.12 m²
TALLER DE MANTENIMIENTO DE LAVANDERIA	102.37 m²
EDUCACION EN SERVICIO	123.47 m²
GIMNASIO	723.47 m²
SALA DE JUEGOS Y BODEGA CONTABILIDAD	171.58 m²
OFICINA DE HISTORIA Y BODEGA	67.32 m²
TALLER DE FONTANERIA	80.13 m²
BODEGA PROVEEDURIA	247.36 m²
CENTRO DE ACOPIC	247.36 m²

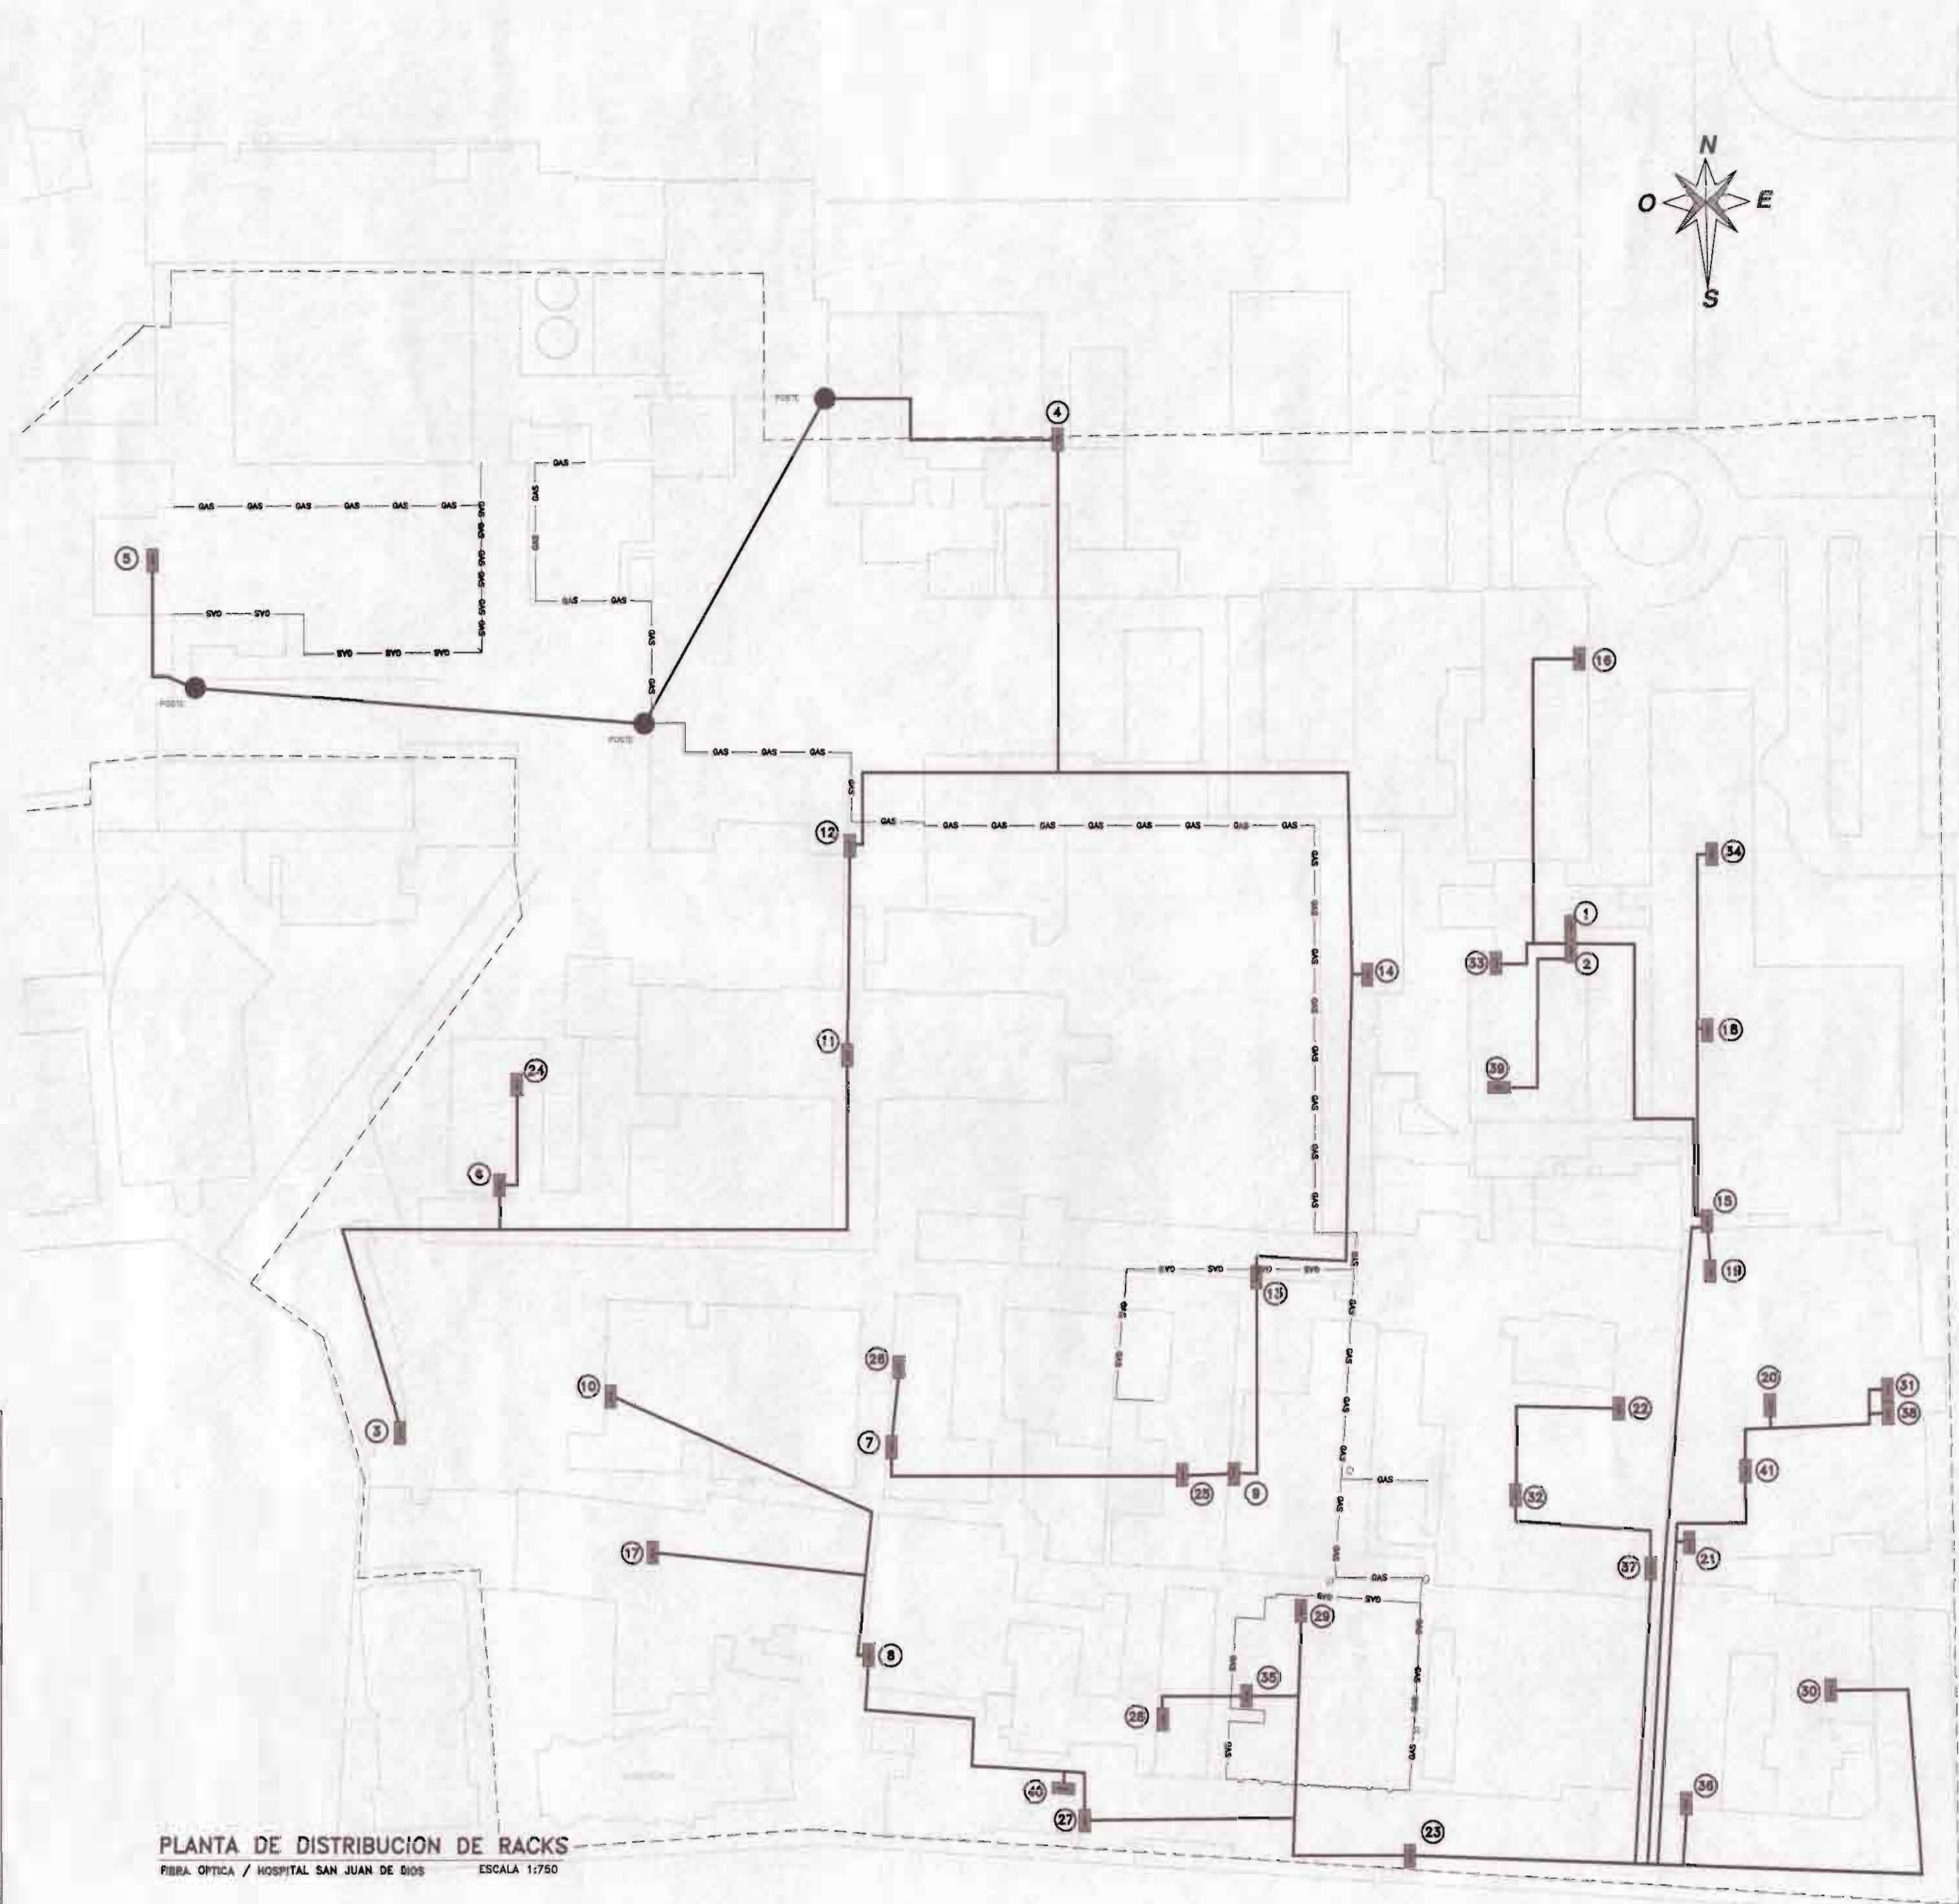

PLANTA DE DISTRIBUCION DE RACKS
FIBRA OPTICA / HOSPITAL SAN JUAN DE BOTOS ESCALA 1/750




TRAYECTORIA DEL DUCTO-CIELO
FIBRA OPTICA SIN ESCALA



TRAYECTORIA DE FIBRA OPTICA-AERODUCTO
FIBRA OPTICA SIN ESCALA



TRAYECTORIA DEL DUCTO-ANGULARES
FIBRA OPTICA SIN ESCALA

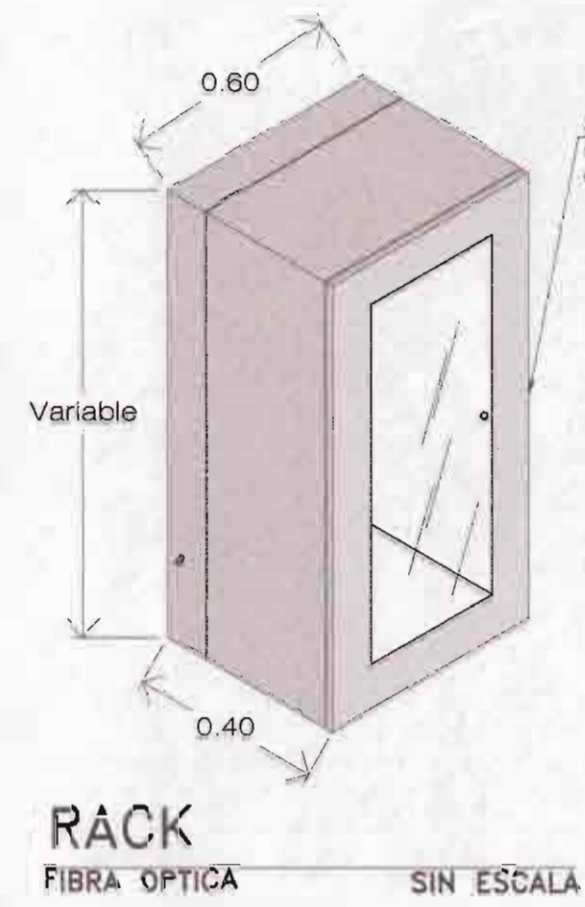

DESCRIPCION
Gabinetes de montaje en pared de 16 unidades de rack, abatibles por los cuatro costados de 60cm de ancho por 40cm de profundidad y 60.6cm de altura, con capacidad de 60lbs a 120lbs, con la capacidad de desarmarse para trabajar en la parte posterior sin la necesidad de desancorarlo de la pared para facilitar de panchado y operación. Debe poseer puerta de vidrio con llave para administración en vidrio curvo para evitar contacto con los equipos y de cristal templado.



TRAYECTORIA DEL DUCTO-POSTERIA
FIBRA OPTICA SIN ESCALA



PROYECTO: BACKBONE

PROPIETARIO: CAJA COSTARRICENSE DE SEGURO SOCIAL

PROVINCIA	CANTON	DISTRITO
SAN JOSE	CENTRAL	HOSPITAL

UNIDAD DE GESTION DE PROYECTOS

CENTRO DE GESTION INFORMATICO

PROFESIONAL RESPONSABLE
NOMBRE: ING. RONALDO VAL VERDE HERRERA
FIRMA: [Signature] # Reg. A-7811

PROFESIONAL RESPONSABLE
NOMBRE: ING. EDUARDO DURAN BARQUERO
FIRMA: [Signature] # Reg. A-569

ELABORANTE: LEANI MORIA CHINCHILLA

INFORMACION REGISTRO PUBLICO
PROPIETARIO: CAJA COSTARRICENSE DE SEGURO SOCIAL
CATASTRO: SJ 289793-95
TOMO: _____ FOLIO: _____ ASIENTO: _____

CONTENIDO:
-PLANTA DE DISTRIBUCION DE RACKS
-SIMBOLOGIA DE SERVICIOS
-TABLA DE AREAS DE SERVICIOS HOSPITALARIOS
-FOTOMONTAJES, TRAYECTORIA DE LA FIBRA OPTICA

ESCALA	FECHA	LAMINA
INDICADA	AGOSTO 2009	F0/04
CONSECUTIVO DE LAMINA	04	04