



PLANTA DE DISTRIBUCION
ESC. 1 : 50

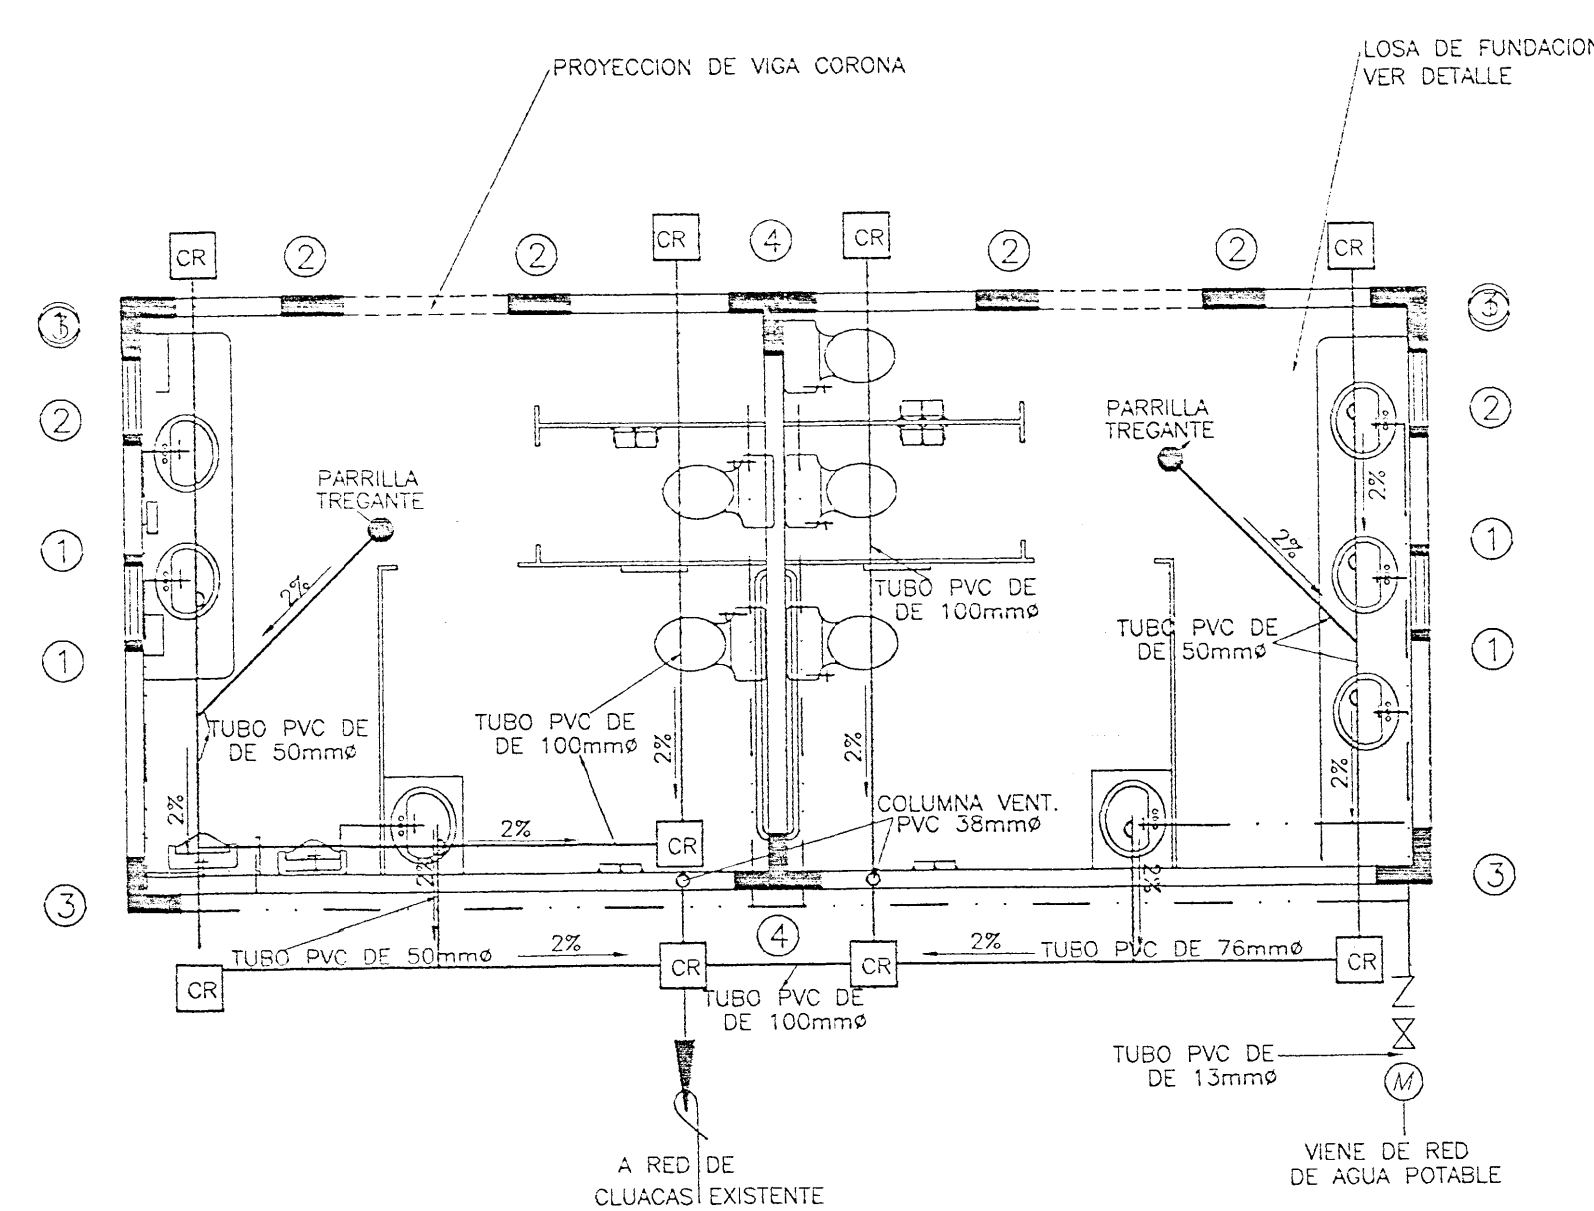


PLANTA DE CIMENTOS
ESC. 1 : 50

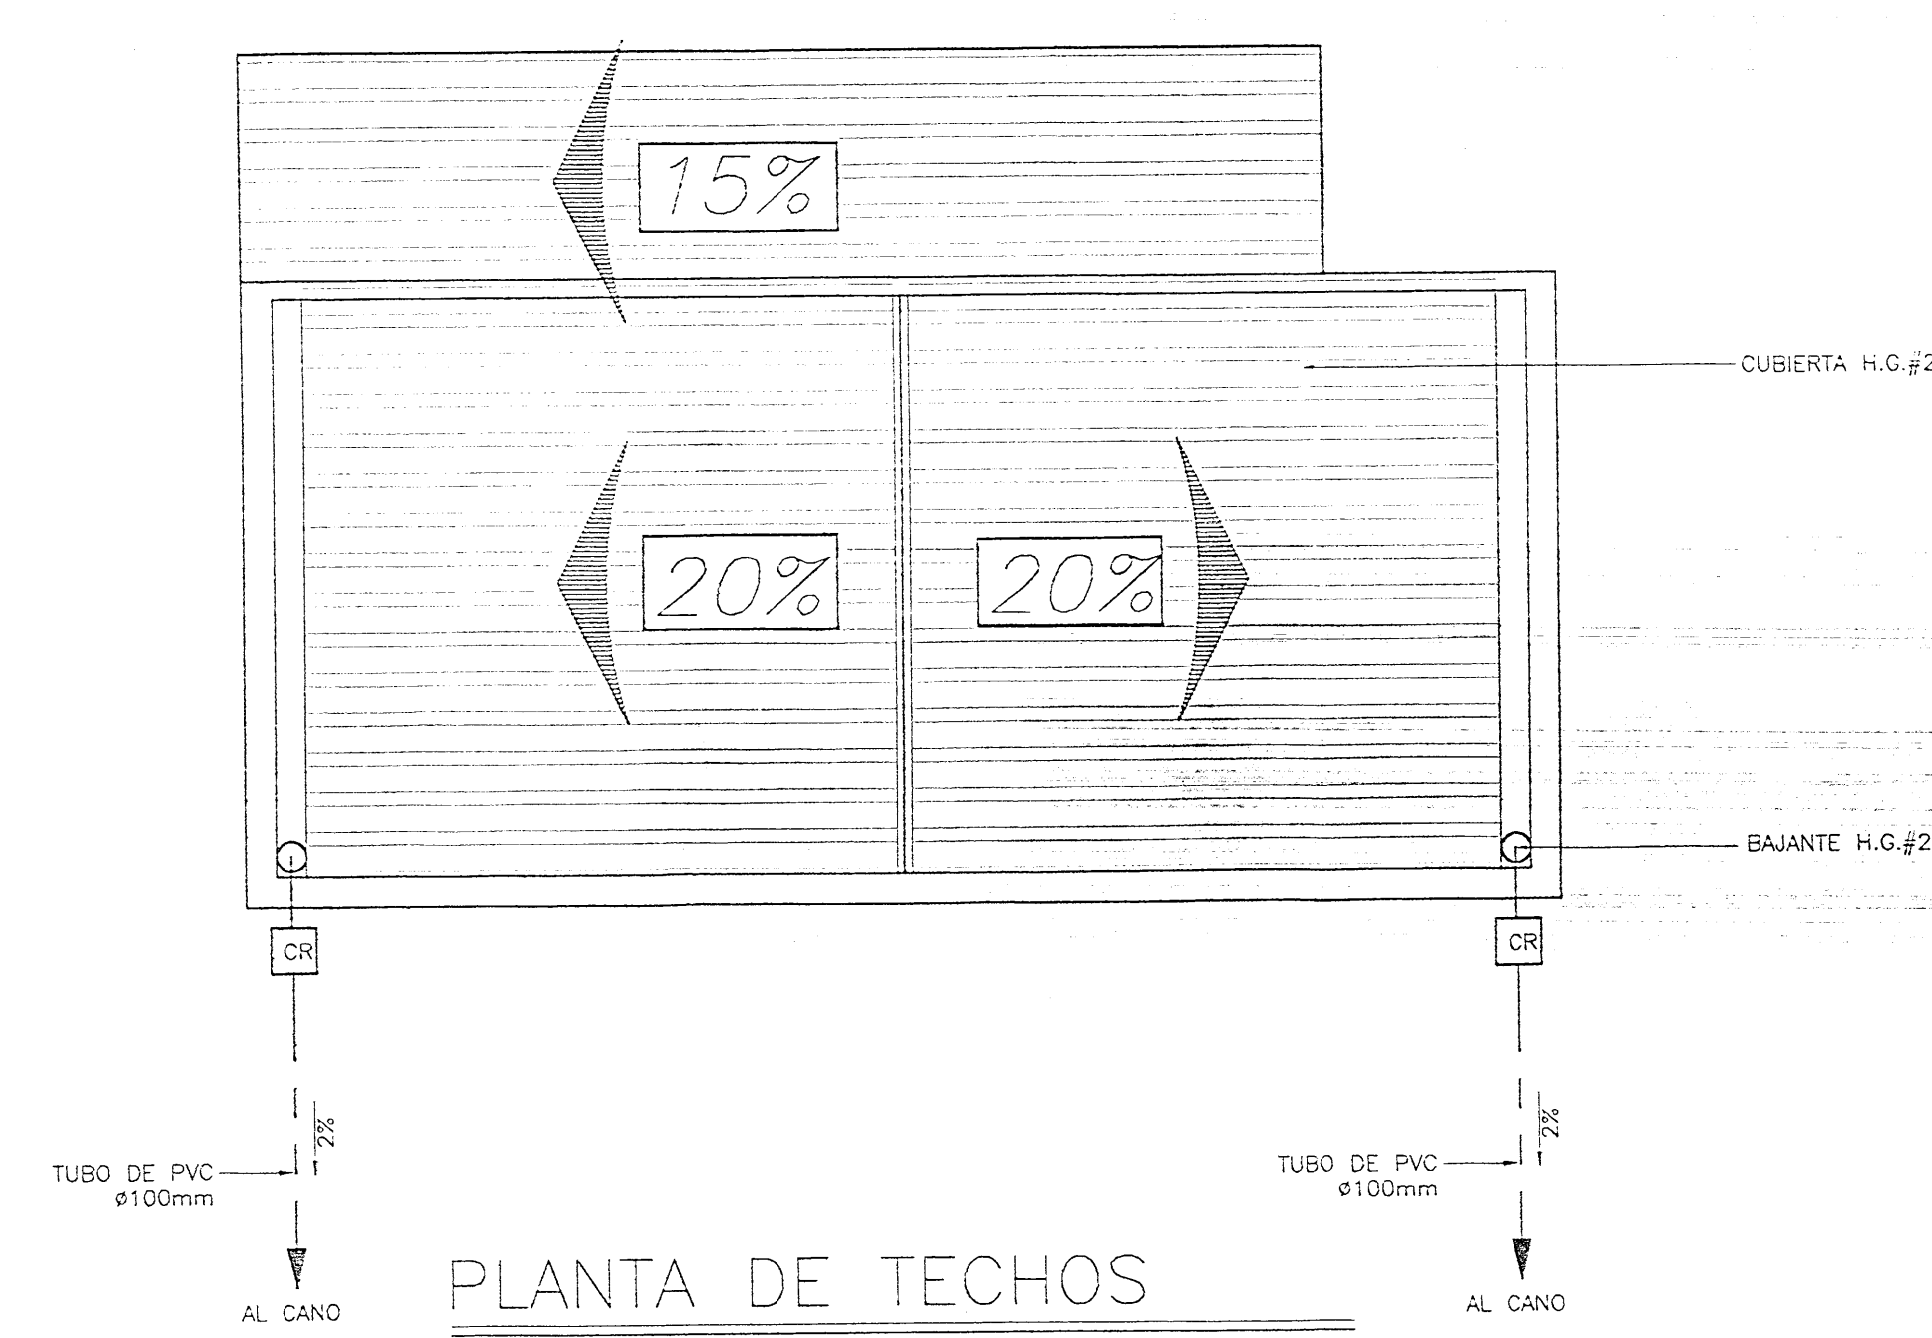


PLANTA DE TECHOS
5075


NOTA: EN TODA SALIDA PLUVIAL O SANITARIA SE COLOCARAN DE CONCRETO PORETE ENTRE LOS RT VERTICALES Y A LA ALTURA SE LAS SALIDAS NECESARIAS

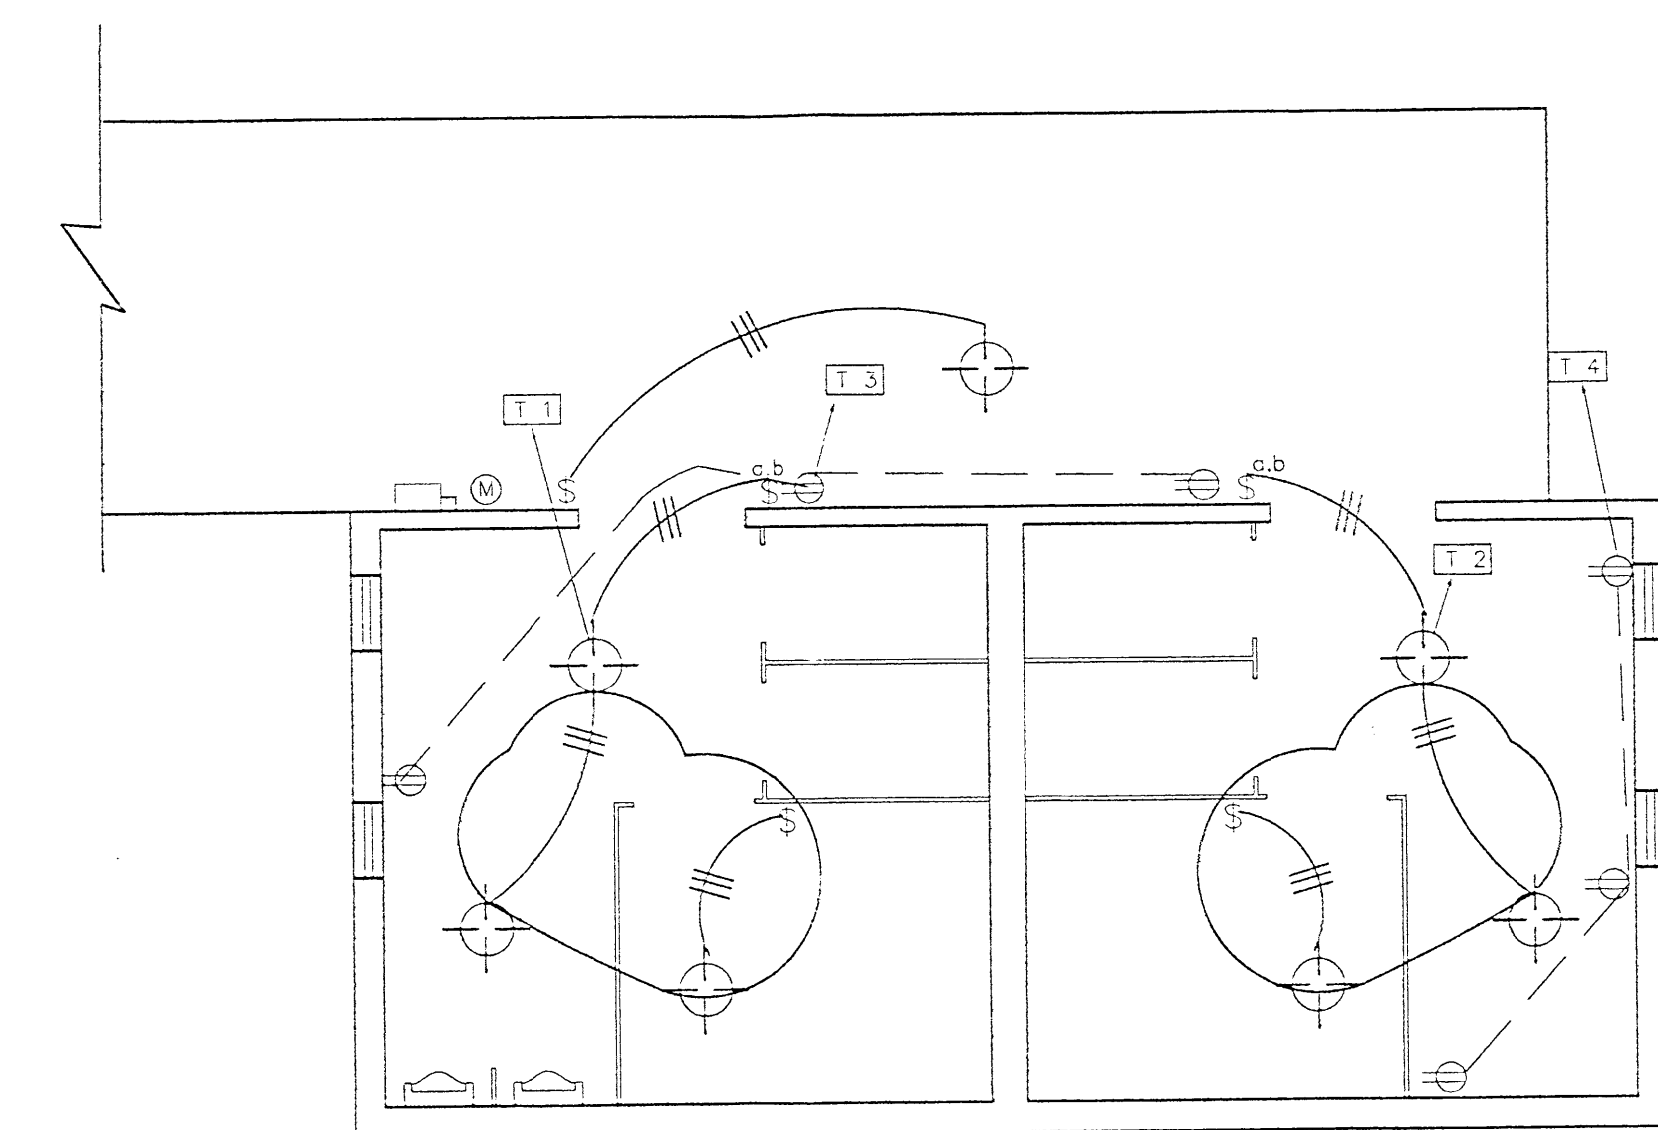

PLANTA ELECTRICA
ESC. 1 : 50

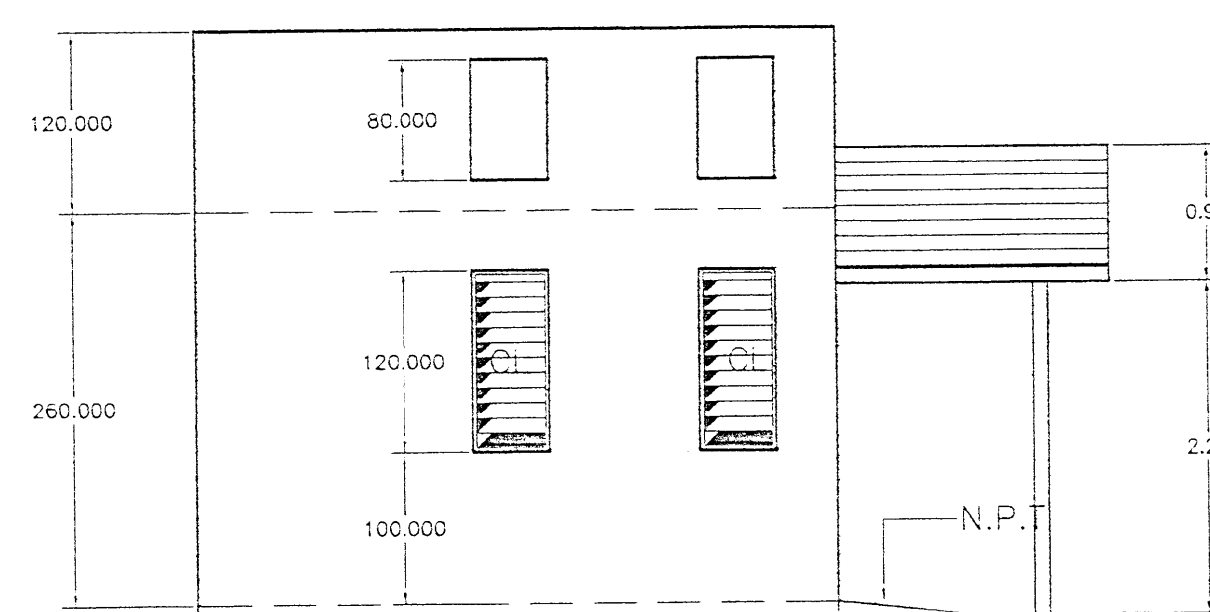


ELEVACION LATERAL DERACHA
ESC. 1 : 50

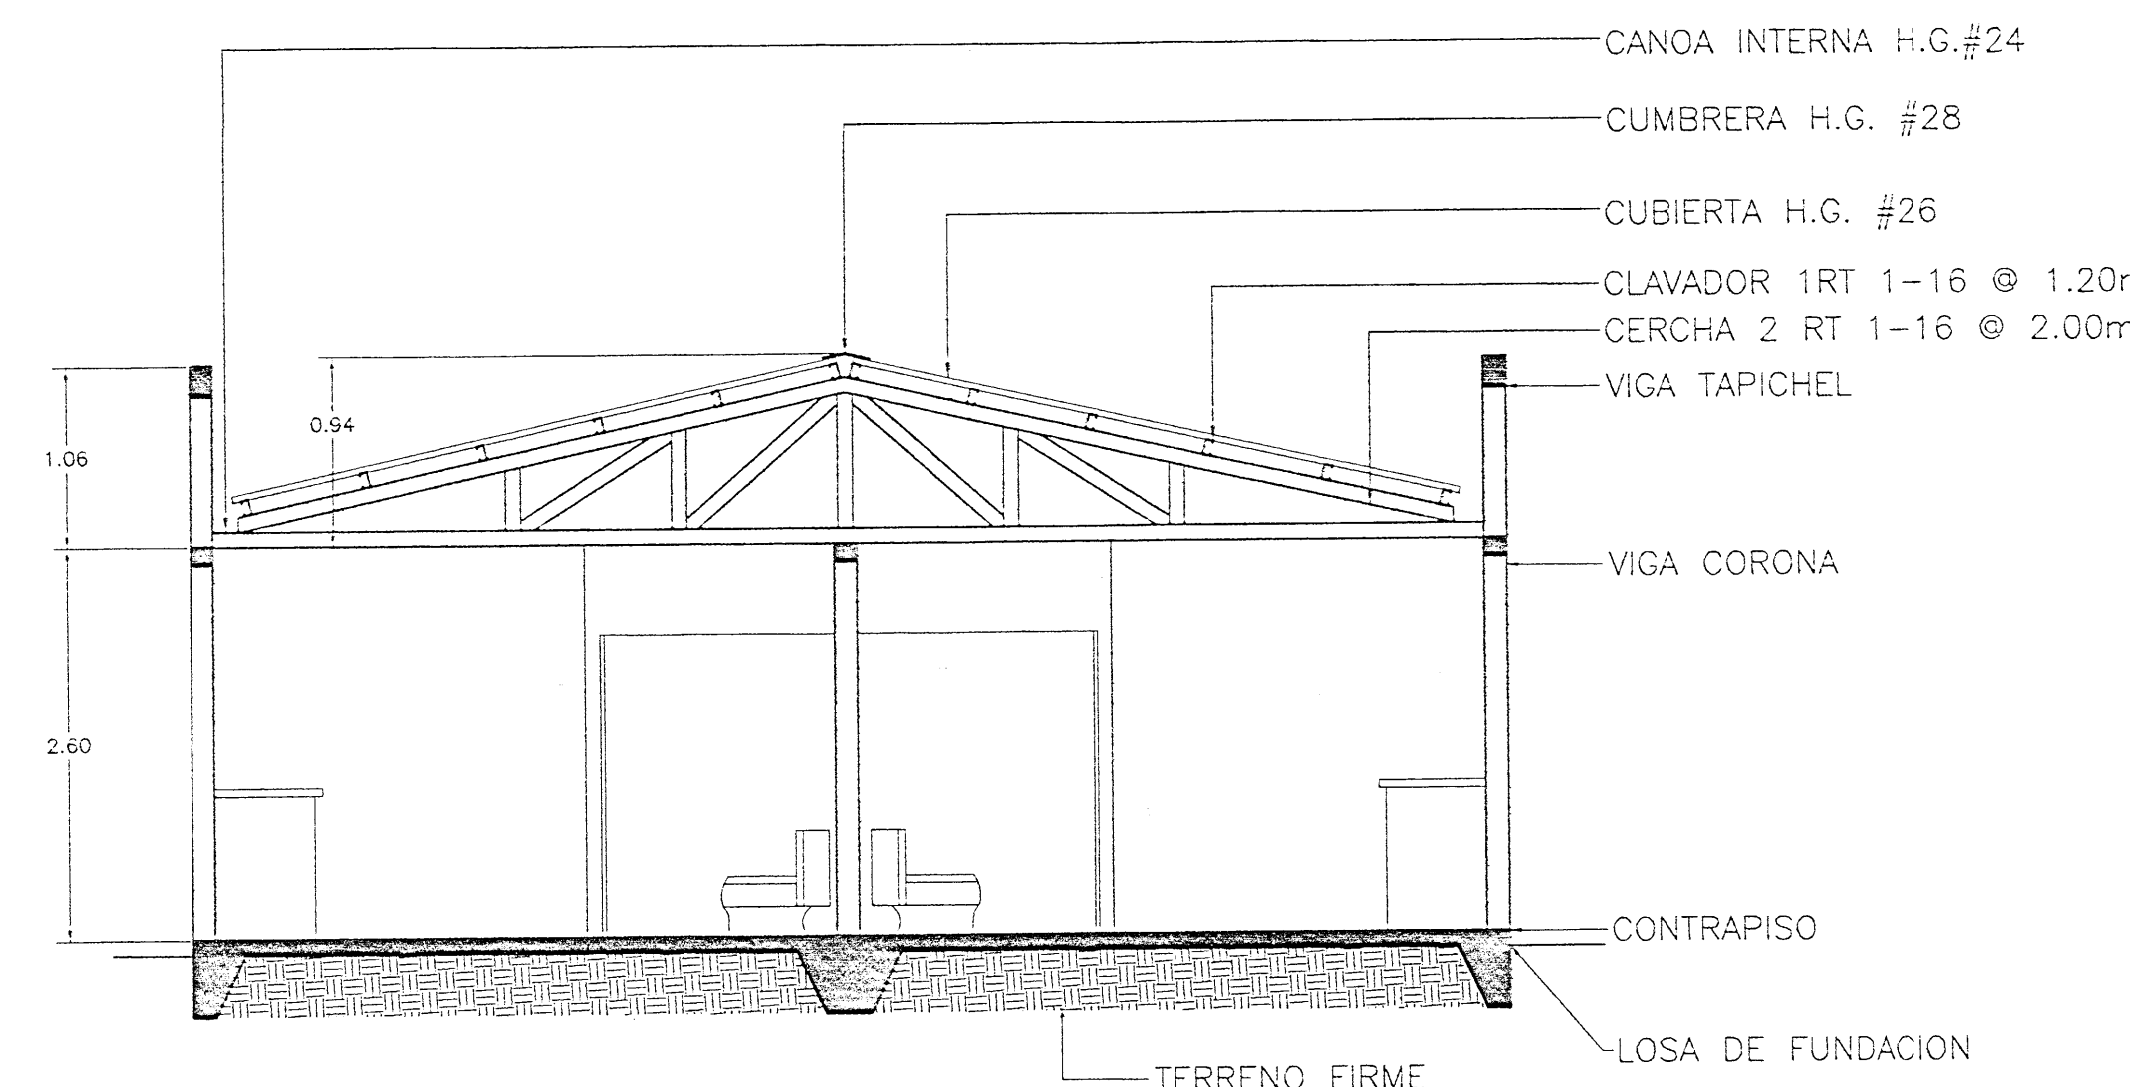

CORTE A - A
ESC. 1 : 50

DETALLE DE COLUMNA
ESC. 1 : 20

NOTA: LAS COLUMNAS IRAN APOYADAS SOBRE PLACA DE ACERO DE 4.0mm Y TUBOS A LA LOSA CON 4 PINES DE VAR. #3

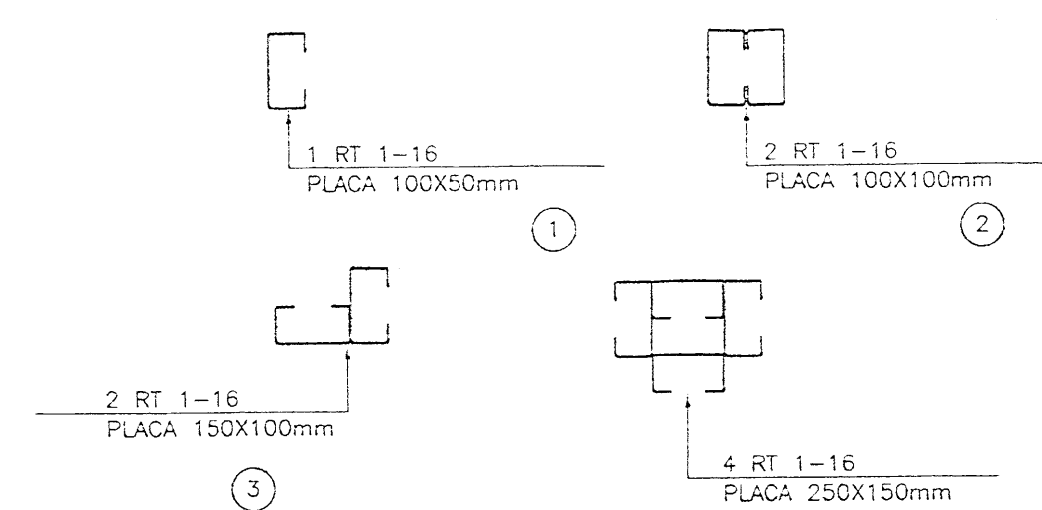

DETALLE DE MOCHETAS
ESC. 1 : 20


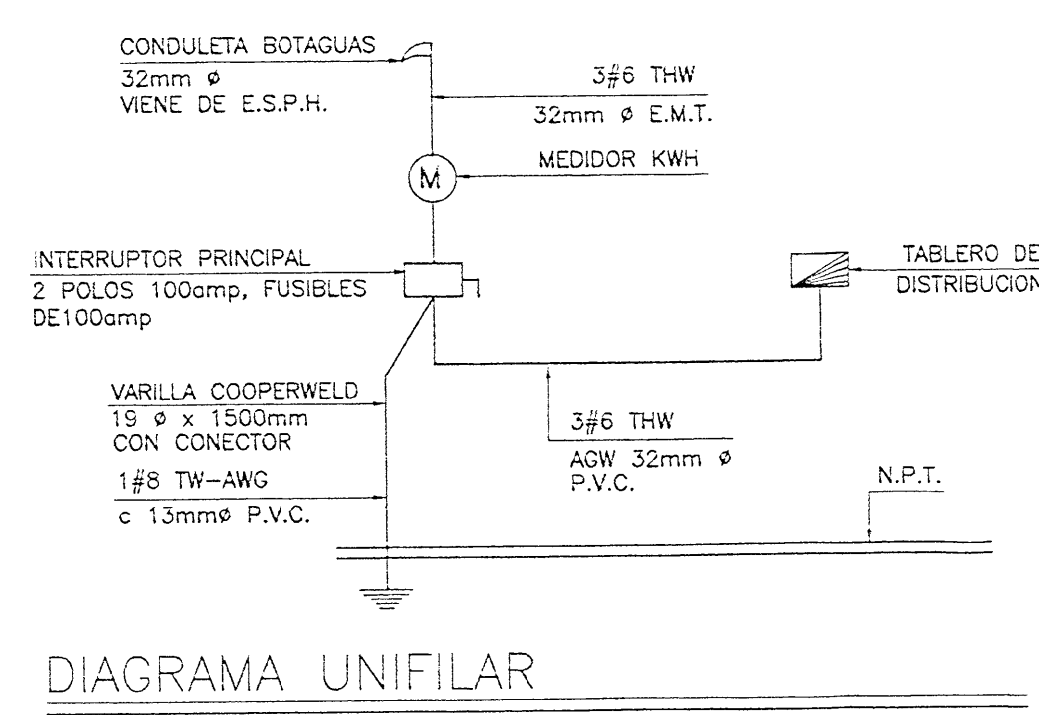



DIAGRAMA UNIFILAR
SIN ESC.

| TABLERO DE DISTRIBUCION ELECTRICA | | | | | | |
|-----------------------------------|----------------|------|-----|---------|-------|-----------|
| No. CIRCUITO | DESCRIPCION | POLO | AMP | VOLTIOS | WATTS | COND. mm. |
| 1 | ILUMINACION | 1 | 20 | 120 | 300 | 13 |
| 2 | ILUMINACION | 1 | 20 | 120 | 300 | 13 |
| 3 | TOMA CORRIENTE | 1 | 20 | 120 | 200 | 13 |
| 4 | TOMA CORRIENTE | 1 | 20 | 120 | 300 | 13 |
| 5 | PREVISTA | | | | | |
| TOTAL : | | | | | 1100 | |

TABLERO MONOFASICO, 3 HILOS, 120/240 V. N/S DE 5 ESPADOS, BARRA PARA 125 AMP.
ALIMENTACION: 3#6 TR-ARG EN C-25mm. # P.V.C.
INTERRUPTOR DE CUCHILLA - 100 AMP.FUSIBLE 60 AMP., 2 POLOS.

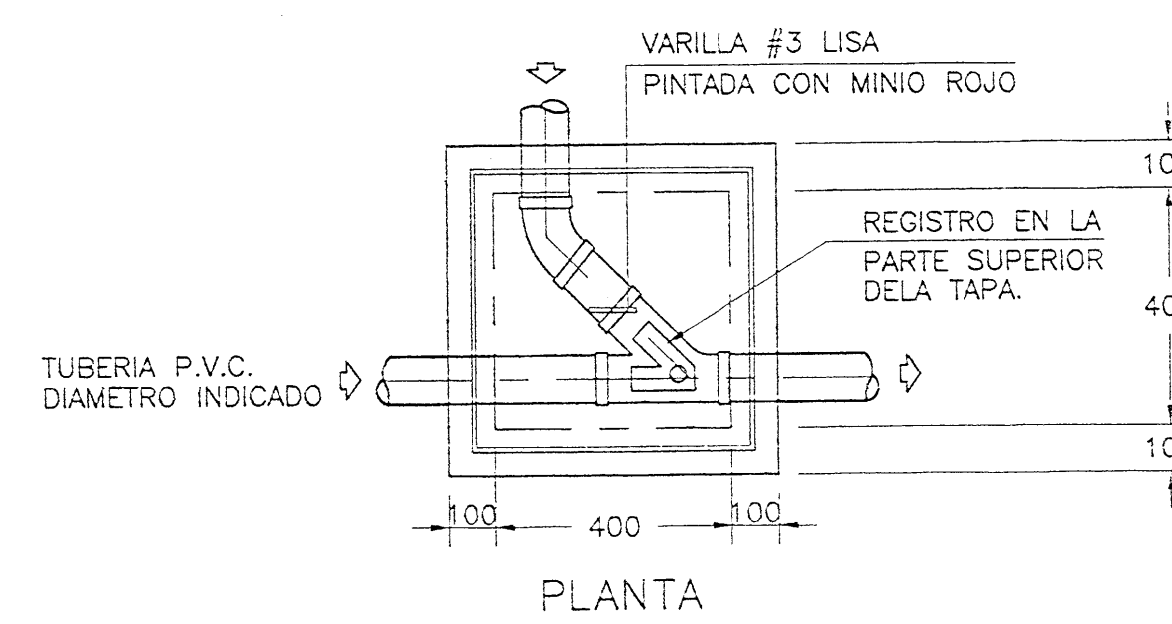


PLANTA

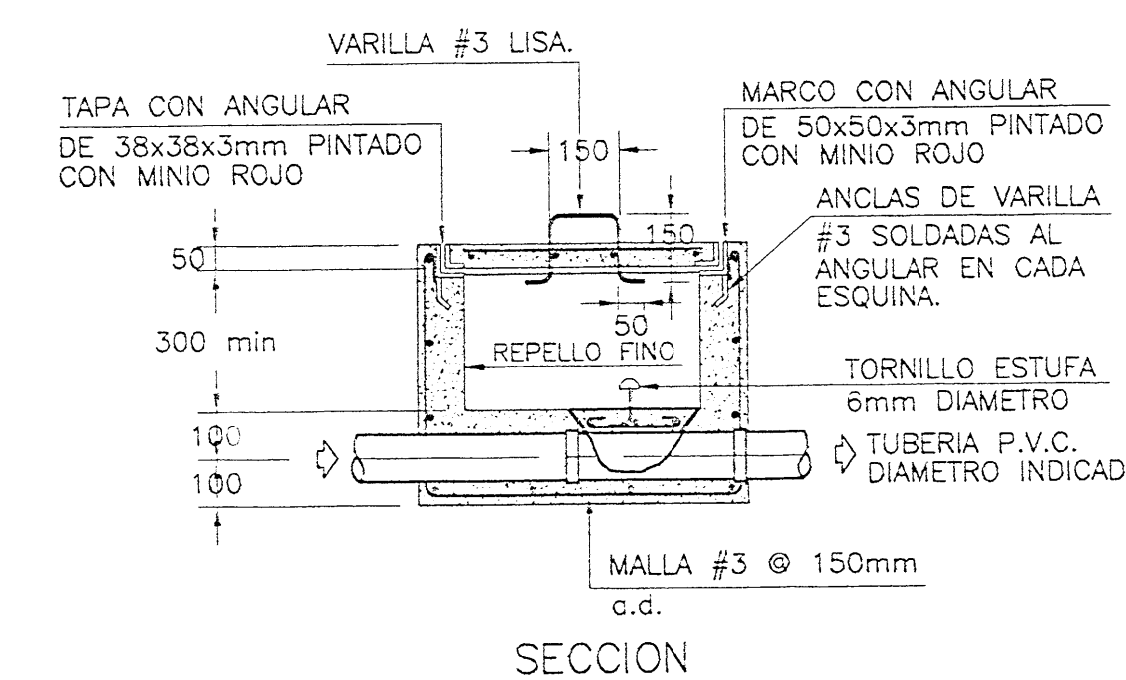


SECCION

DETALLE DE CAJA DE REGISTRO PARA AGUAS NEGRAS
ESC. 1 : 20

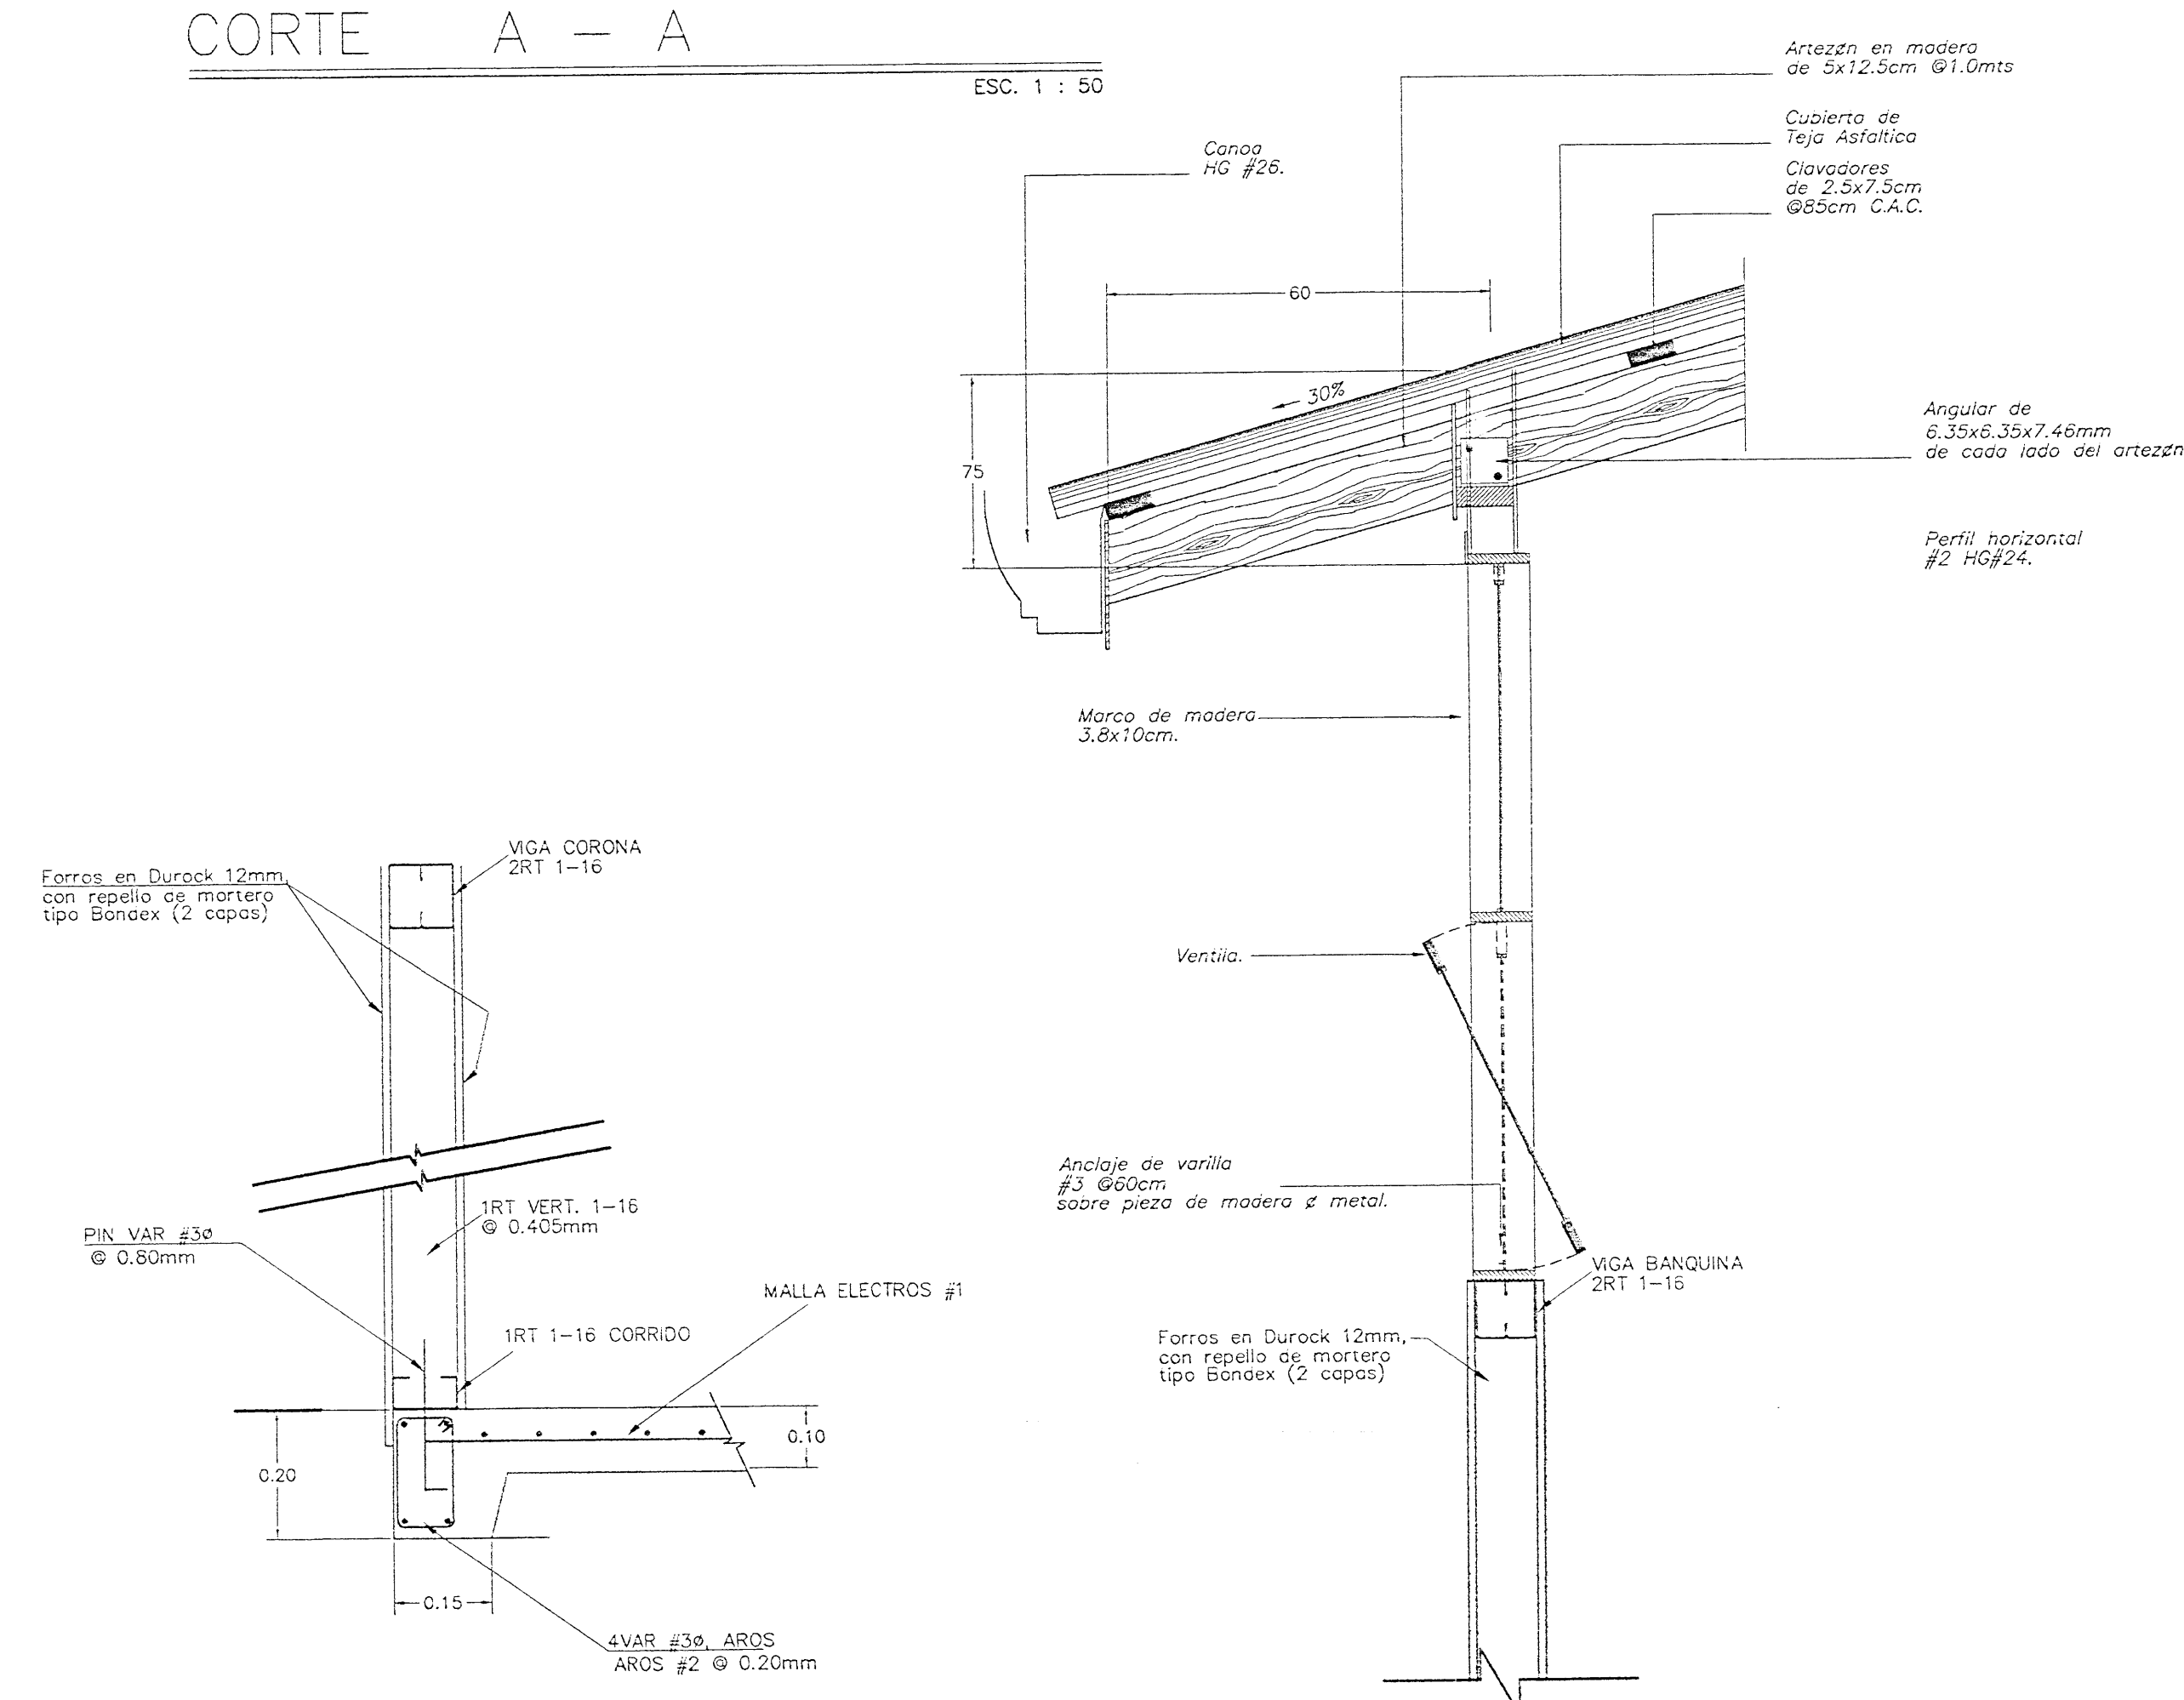

DETALLE DE PARED TIPICO
ESC. 1:20

CORTE TIPICO
ESCALA 1:10

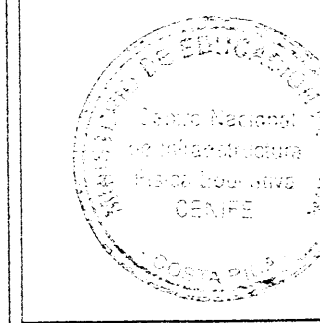

APROBACION COMISION REVISORA DE PERMISOS DE CONSTRUCCION.

PROYECTO:
LEVANTAMIENTO ESCUELA CLETO G. V.

PROPIETARIO:
JUNTA EDUCACION ESCUELA C.G.V.

PROVINCIA: CANTON: DISTRITO:

HEREDIA HEREDIA HEREDIA

DIBUJADO: LUIS DIEGO ARROYO S.

PROFESIONAL RESPONSABLE:

NOMBRE: Gladys Rivas Araya

FIRMA: [Signature]

PROFESION: INGENIERIA DE LA DISENIO TECNICA

NOMBRE: Gladys Rivas Araya

FIRMA: [Signature]

INFORMACION REGISTRO PUBLICO:

PROPIETARIO: JUNTA EDUCACION ESCUELA C.G.V.

DE CATASTRO: H-85440-93

SITAS: TOMO: 6644 FOLIO: 42

CONTENIDO:

SECCION Y DETALLES (A CONTRUIR)

| ESCALA: | FECHA: | # DE LAMINA: |
|----------|------------|--------------|
| INDICADA | ENERO 2007 | 2 |