



ILUMINACION PLANTA BAJA ESCALA 1:100

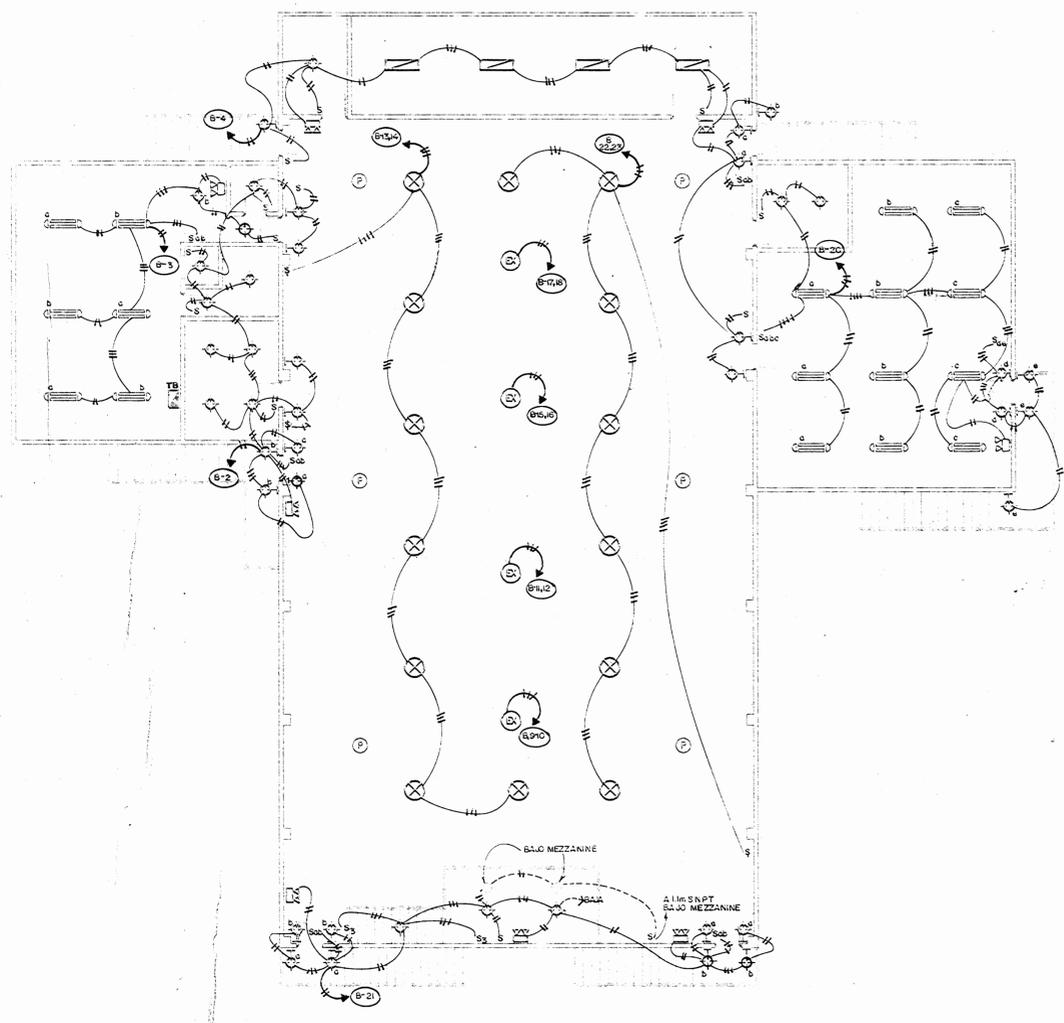


ILUMINACION PLANTA ALTA ESCALA 1:100

APROBACION OPOSICION REVISORA DE FUNDOS DE CONSTRUCCION		
PROYECTO:		
REMEDIACION ELECTRICA CINE- CLUB		
PROPIETARIO:		
UNIVERSIDAD DE COSTA RICA.		
REGANANCIA	CANTON	DISTRITO
PUNTARENAS	GOLFITO	GOLFITO.
PROYECTOS:		
INDICACIONES:		
DISEÑO:		
PROFESIONAL RESPONSABLE:		
NOMBRE : ISMAEL MAZON G.		
FIRMA		# REG : E-1061
PROFESIONAL RESPONSABLE DE DIRECCION TECNICA:		
NOMBRE : ISMAEL MAZON G.		
FIRMA		# REG : E-1061
INFORMACION DE NUESTRO PUBLICO:		
PROPIETARIO:		
# CATASTRO:		
CITAS:		
CONTENIDO:		
PLANTA ALTA Y BAJA DE ILUMINACION.		
ESCALA	FECHA	FOLIO #
INDICADA	FEBRERO 1966	1 3

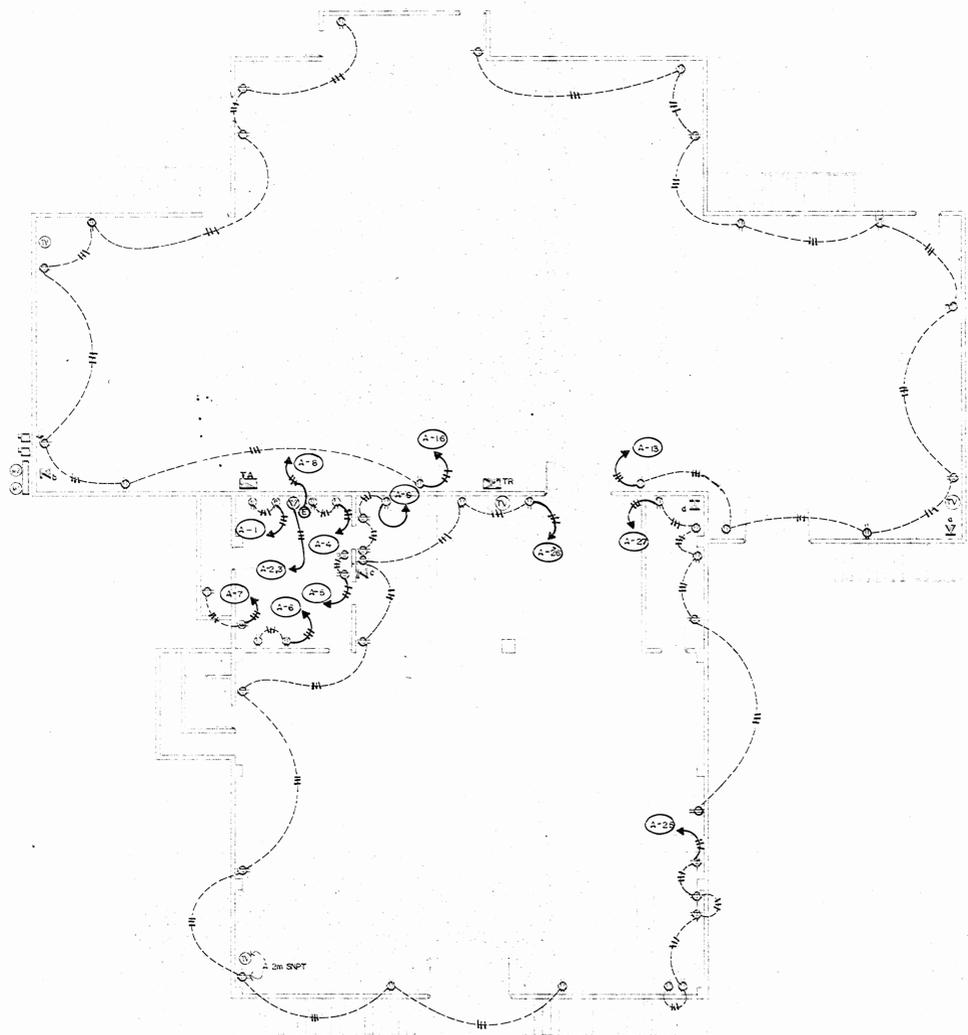

TOMAS PLANTA BAJA. ESCALA 1:100

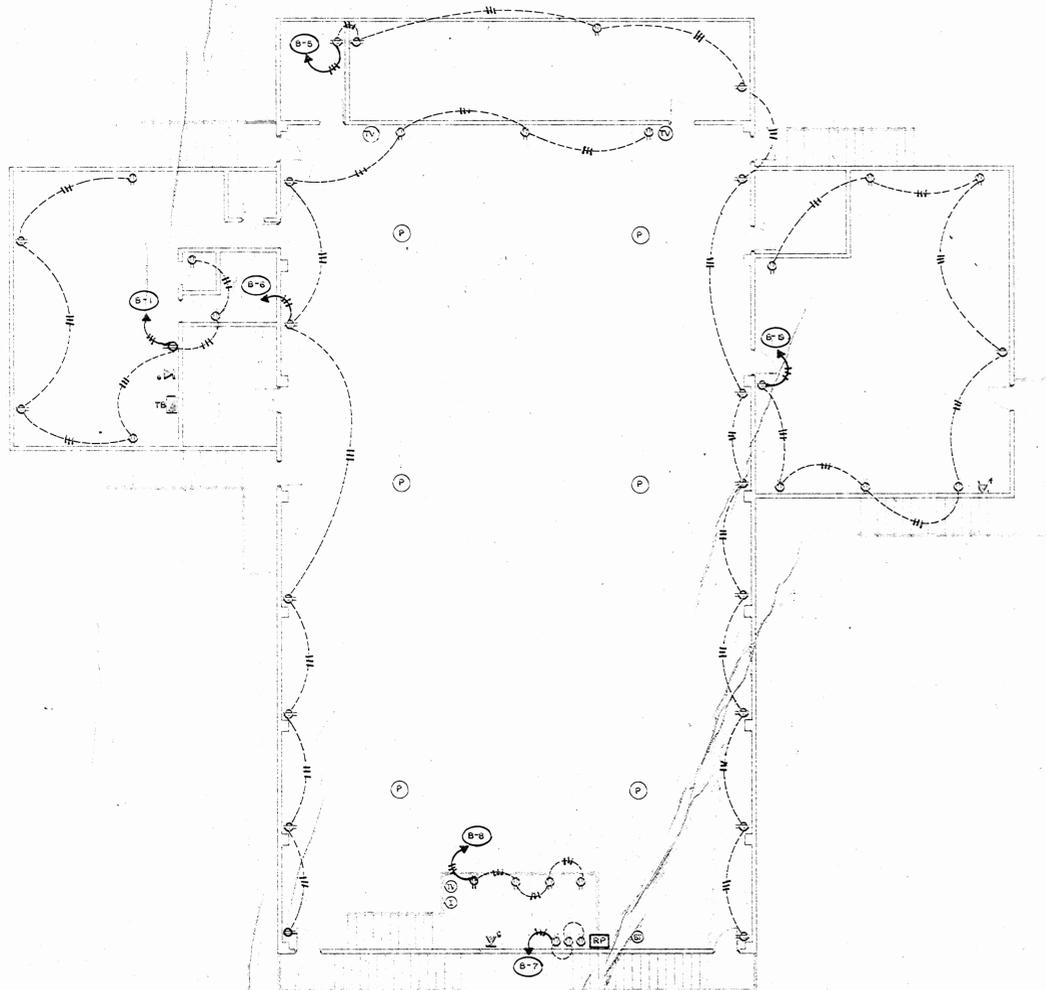

TOMAS PLANTA ALTA. ESCALA 1:100

ASOCIACION COMISION REVISORA DE PERMISOS DE CONSTRUCCION

PROYECTO:
REMODELACION ELECTRICA CINE-CLUB

PROPIETARIO:
UNIVERSIDAD DE COSTA RICA.

PROVINCIA: PUNTARENAS	CANTON: GOLFITO	DISTRITO: GOLFITO
--------------------------	--------------------	----------------------

ARQUITECTO(S):

INGENIERO(S):

DISEÑO:
PROFESIONAL RESPONSABLE:

NOMBRE: SMAR MASON G.

FIRMA: _____ y REG. E-1681

PROFESIONAL RESPONSABLE DE DISEÑO TECNICO:

NOMBRE: SMAR MASON G.

FIRMA: _____ y REG. E-1681

INFORMACION DE REGISTRO PUBLICO:

PROPIETARIO:

y CATASTRO:

CITAS:

CONTENIDO:

TOMAS PLANTA ALTA Y BAJA.

ESCALA:	FECHA:	PLANO N°:
INDICADA	FEBRERO 1996	2 3

